


REWITALIZACJA BUDYNKU ORANŻERII  
W ZESPOLE PAŁACOWO-PARKOWYM POTOCKICH W RADZYNIU PODLASKIM

GRANICE OPRACOWANIA A-L

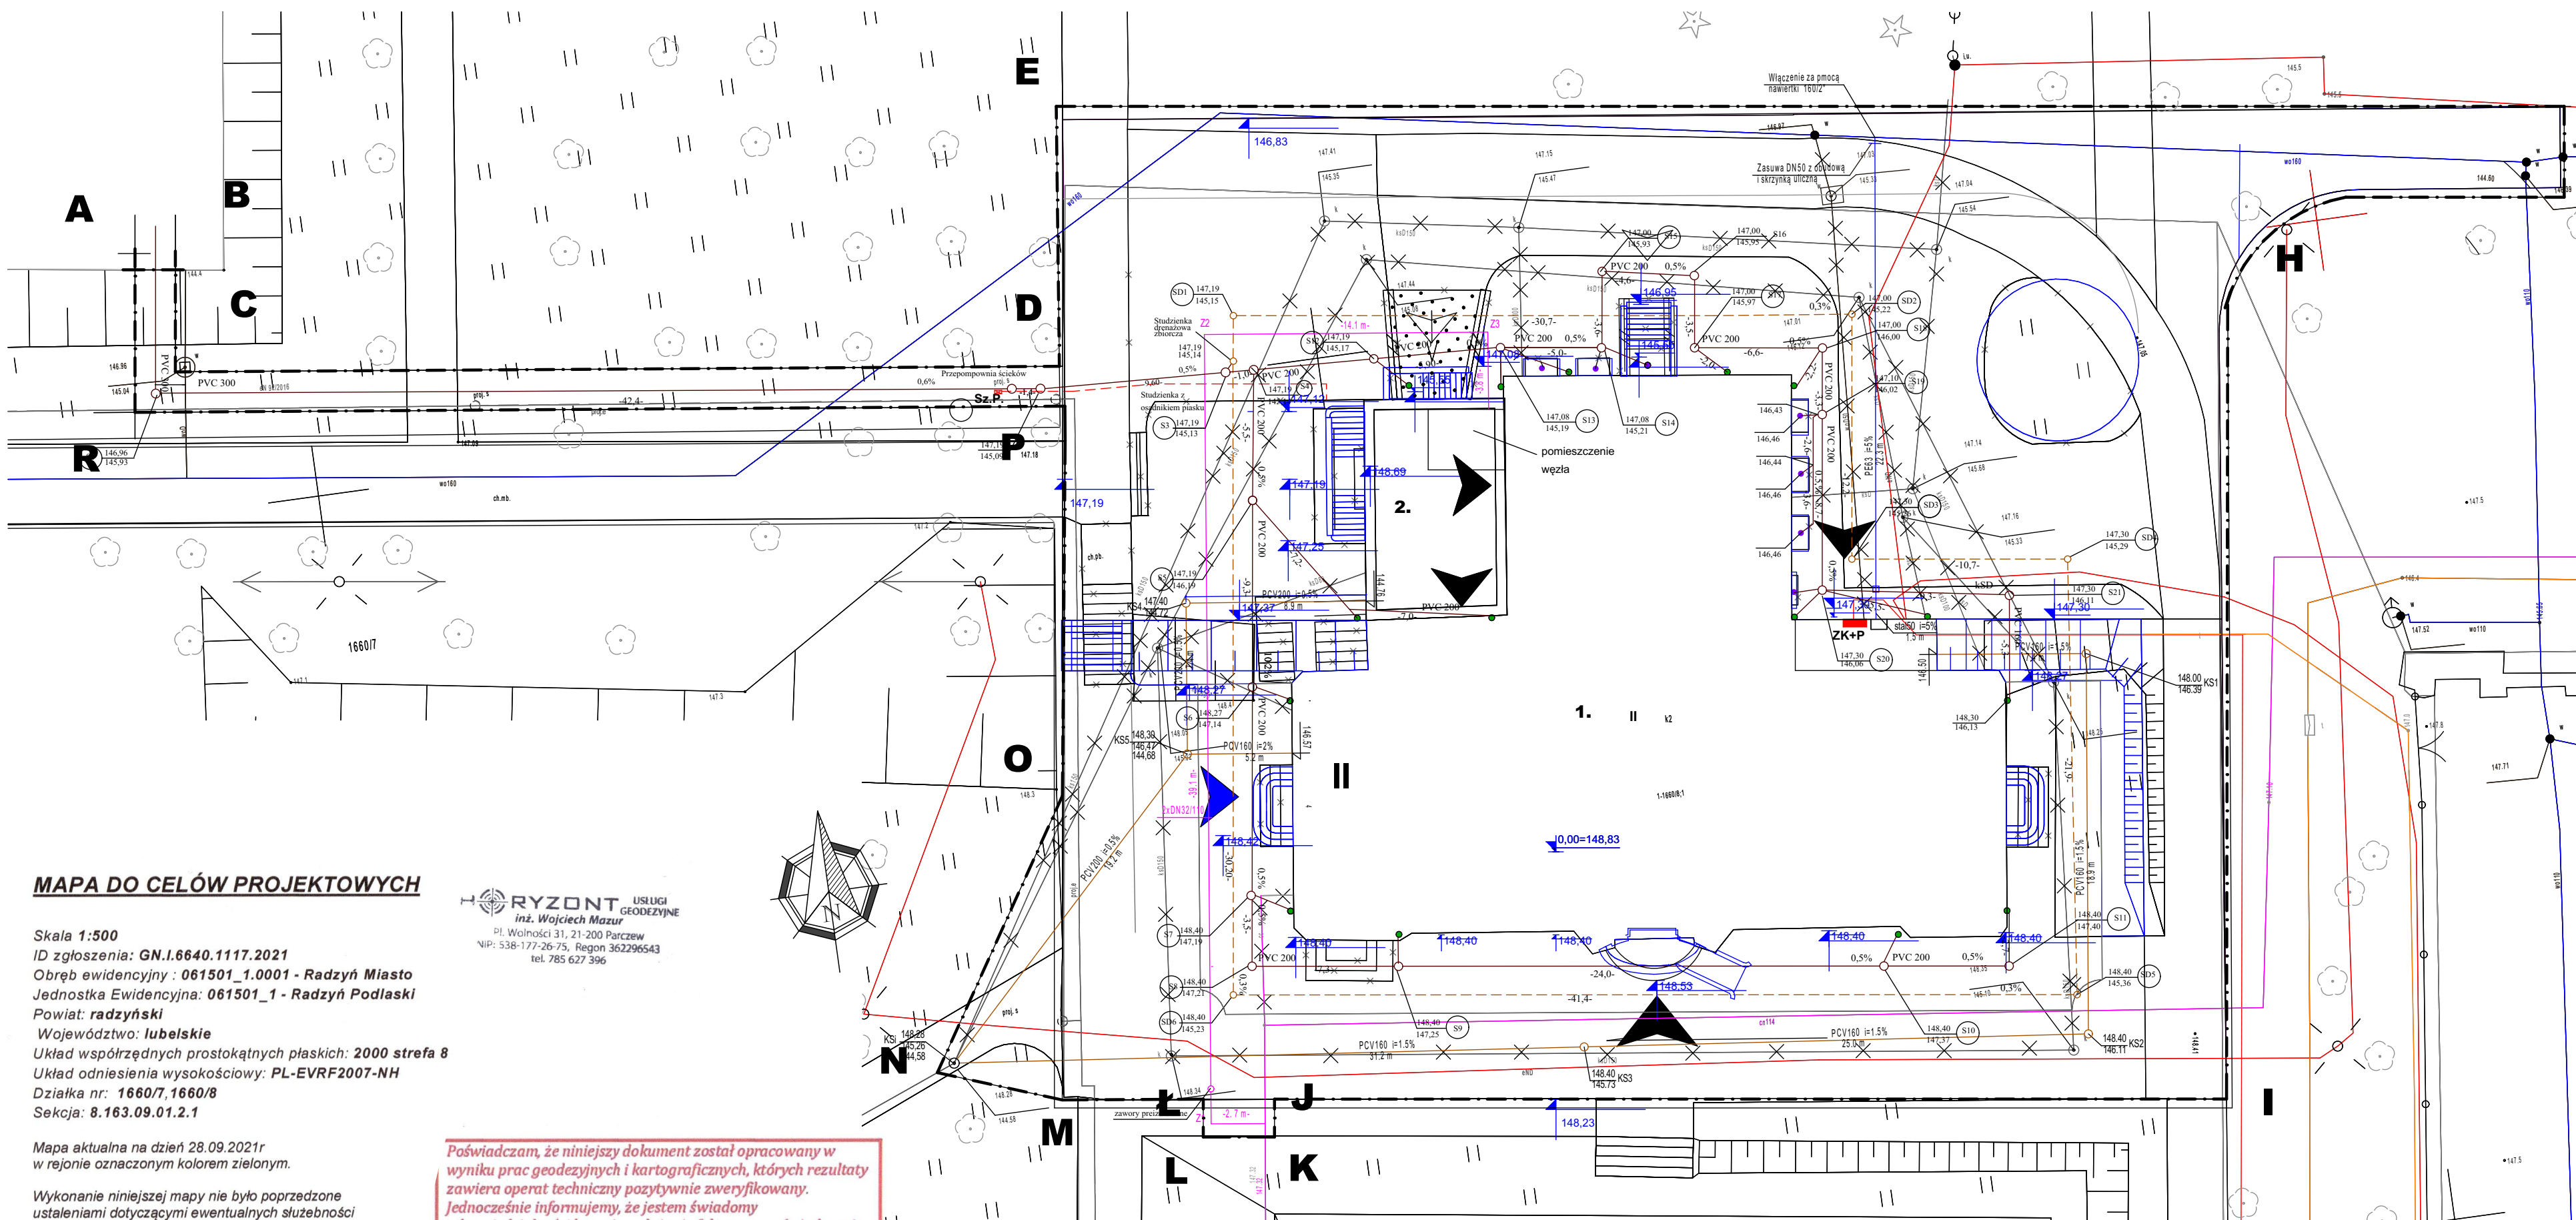

MAPA DO CELÓW PROJEKTOWYCH

Skala 1:500  
ID zgłoszenia: GN.I.6640.1117.2021  
Obręb ewidencyjny : 061501\_1.0001 - Radzyń Miasto  
Jednostka Ewidencyjna: 061501\_1 - Radzyń Podlaski  
Powiat: radzyński  
Województwo: lubelskie  
Układ współrzędnych prostokątnych płaskich: 2000 strefa 8  
Układ odniesienia wysokościowy: PL-EVRF2007-NH  
Działka nr: 1660/7, 1660/8  
Seksja: 8.163.09.01.2.1

Mapa aktualna na dzień 28.09.2021r  
w rejonie oznaczonym kolorem zielonym.

Wykonanie niniejszej mapy nie było poprzedzone  
ustaleniami dotyczącymi ewentualnych służebności  
gruntowych obciążające grunty położone  
w granicach projektowanej inwestycji budowlanej

Wykonał dnia 06.10.2021r

geodeta  
inż. Wojciech Mazur

GEODETA  
inż. Antoni Chmielewski  
upr. zaw. G.U.G. i K. Nr 1624

HORYZONT USŁUGI  
inż. Wojciech Mazur  
ul. Wolności 31, 21-200 Parczew  
NIP: 538-177-26-75, Regon: 362296543  
tel. 785 627 396

Poświadczam, że niniejszy dokument został opracowany w  
wyniku prac geodezyjnych i kartograficznych, których rezultaty  
zawiera operat techniczny pozytywnie zweryfikowany.  
Jednocześnie informujemy, że jestem świadomy  
odpowiedzialności karnej za złożenie fałszywego oświadczenia.  
ID zgłoszenia GN.I.6640.1117.2021  
Organ służby geodezyjnej,  
który otrzymał zgłoszenie Starosta Radzyński  
Wykonawca prac Usługi Geodezyjne Horyzont  
geodezyjnych Wojciech Mazur  
Nr oraz data sporządzenia Protokół weryfikacji nr:  
dokumentu zawierającego OPN P.0615.2021.1263  
wynik pozytywnej z dnia: 22-10-2021  
weryfikacji  
Imię i nazwisko oraz nr Antoni Chmielewski  
uprawnienia zawodowych Nr uprawnień 1624  
kierownika prac

LEGENDA:

- kanalizacja deszczowa
- drenaż
- sieć kanalizacji sanitarnej
- przyłącze wodociągowe
- przyłącze ciepłownicze
- sieci do demontażu
- proj. linia kablowa zasilająca pompownię wód deszczowych
- proj. linia kablowa wg oddzielnego proj. PGE Dystrybucja S.A.
- proj. szafka pompowni wód deszczowych
- proj. ZK-P wg oddzielnego proj. PGE Dystrybucja S.A.

UWAGA!

SZCZEGÓŁOWE ROZWIĄZANIA SIECI I PRZYŁĄCZY WG PROJ. TECHNICZNEGO:  
TOM 4 SIECI DESZCZOWE I DRENAŻ  
TOM 5 INSTALACJE WOD.-KAN., C.O. Z PRZYŁĄCZAMI  
TOM 6 INSTALACJE WENTYLACJI Z KLIMATYZACJĄ  
TOM 7 INSTALACJE ELEKTRYCZNE

UKŁAD ZBIORCZY SIECI

"dM Studio" Pracownia Architektoniczna

|                     |                                                                                                                                                                     |                                     |                      |          |
|---------------------|---------------------------------------------------------------------------------------------------------------------------------------------------------------------|-------------------------------------|----------------------|----------|
| Element proj.:      | PROJ. ZAGOSP. TERENU                                                                                                                                                | specjalność: ARCH., SANIT., ELEKT., | data: I. 2022 r.     | skala:   |
| RYSUNEK:            | UKŁAD ZBIORCZY SIECI                                                                                                                                                |                                     |                      | nr rys.: |
| Obiekt:             | Budynek "ORANŻERIA"                                                                                                                                                 |                                     |                      | PZT.2    |
| Lokalizacja budowy: | Jana Pawła II 4, 21-300 Radzyń Podlaski<br>dz. nr. geod. 1660/7, 1660/8                                                                                             |                                     |                      |          |
| Projektant:         | mgr inż. arch. Przemysław Antonowicz<br>Uprawnienia budowlane do projektowania i kierowania robotami<br>budowlanymi bez ograniczeń w specjalności architektonicznej | upr. nr.:                           | 801/BP/94            | podpis:  |
| Projektant:         | mgr inż. Monika Jarosz- Hadam<br>Uprawnienia budowlane do projektowania bez ograniczeń<br>w specjalności sanitarnej                                                 | upr. nr.:                           | LUB/0226/PWOS/07     |          |
| Projektant:         | inż. Zbigniew Szenejko<br>Uprawnienia budowlane do projektowania bez ograniczeń<br>w specjalności sanitarnej                                                        | upr. nr.:                           | 189/BP/83; 769/BP/94 |          |
| Projektant:         | mgr inż. Wojciech Ciok<br>Uprawnienia budowlane do projektowania bez ograniczeń<br>w specjalności elektrycznej i elektroenergetycznej                               | upr. nr.:                           | LUB/0077/PBE/15      |          |

MAPA DO CELÓW PROJ. PRZETWORZONA ELEKTRONICZNIE