


piętro

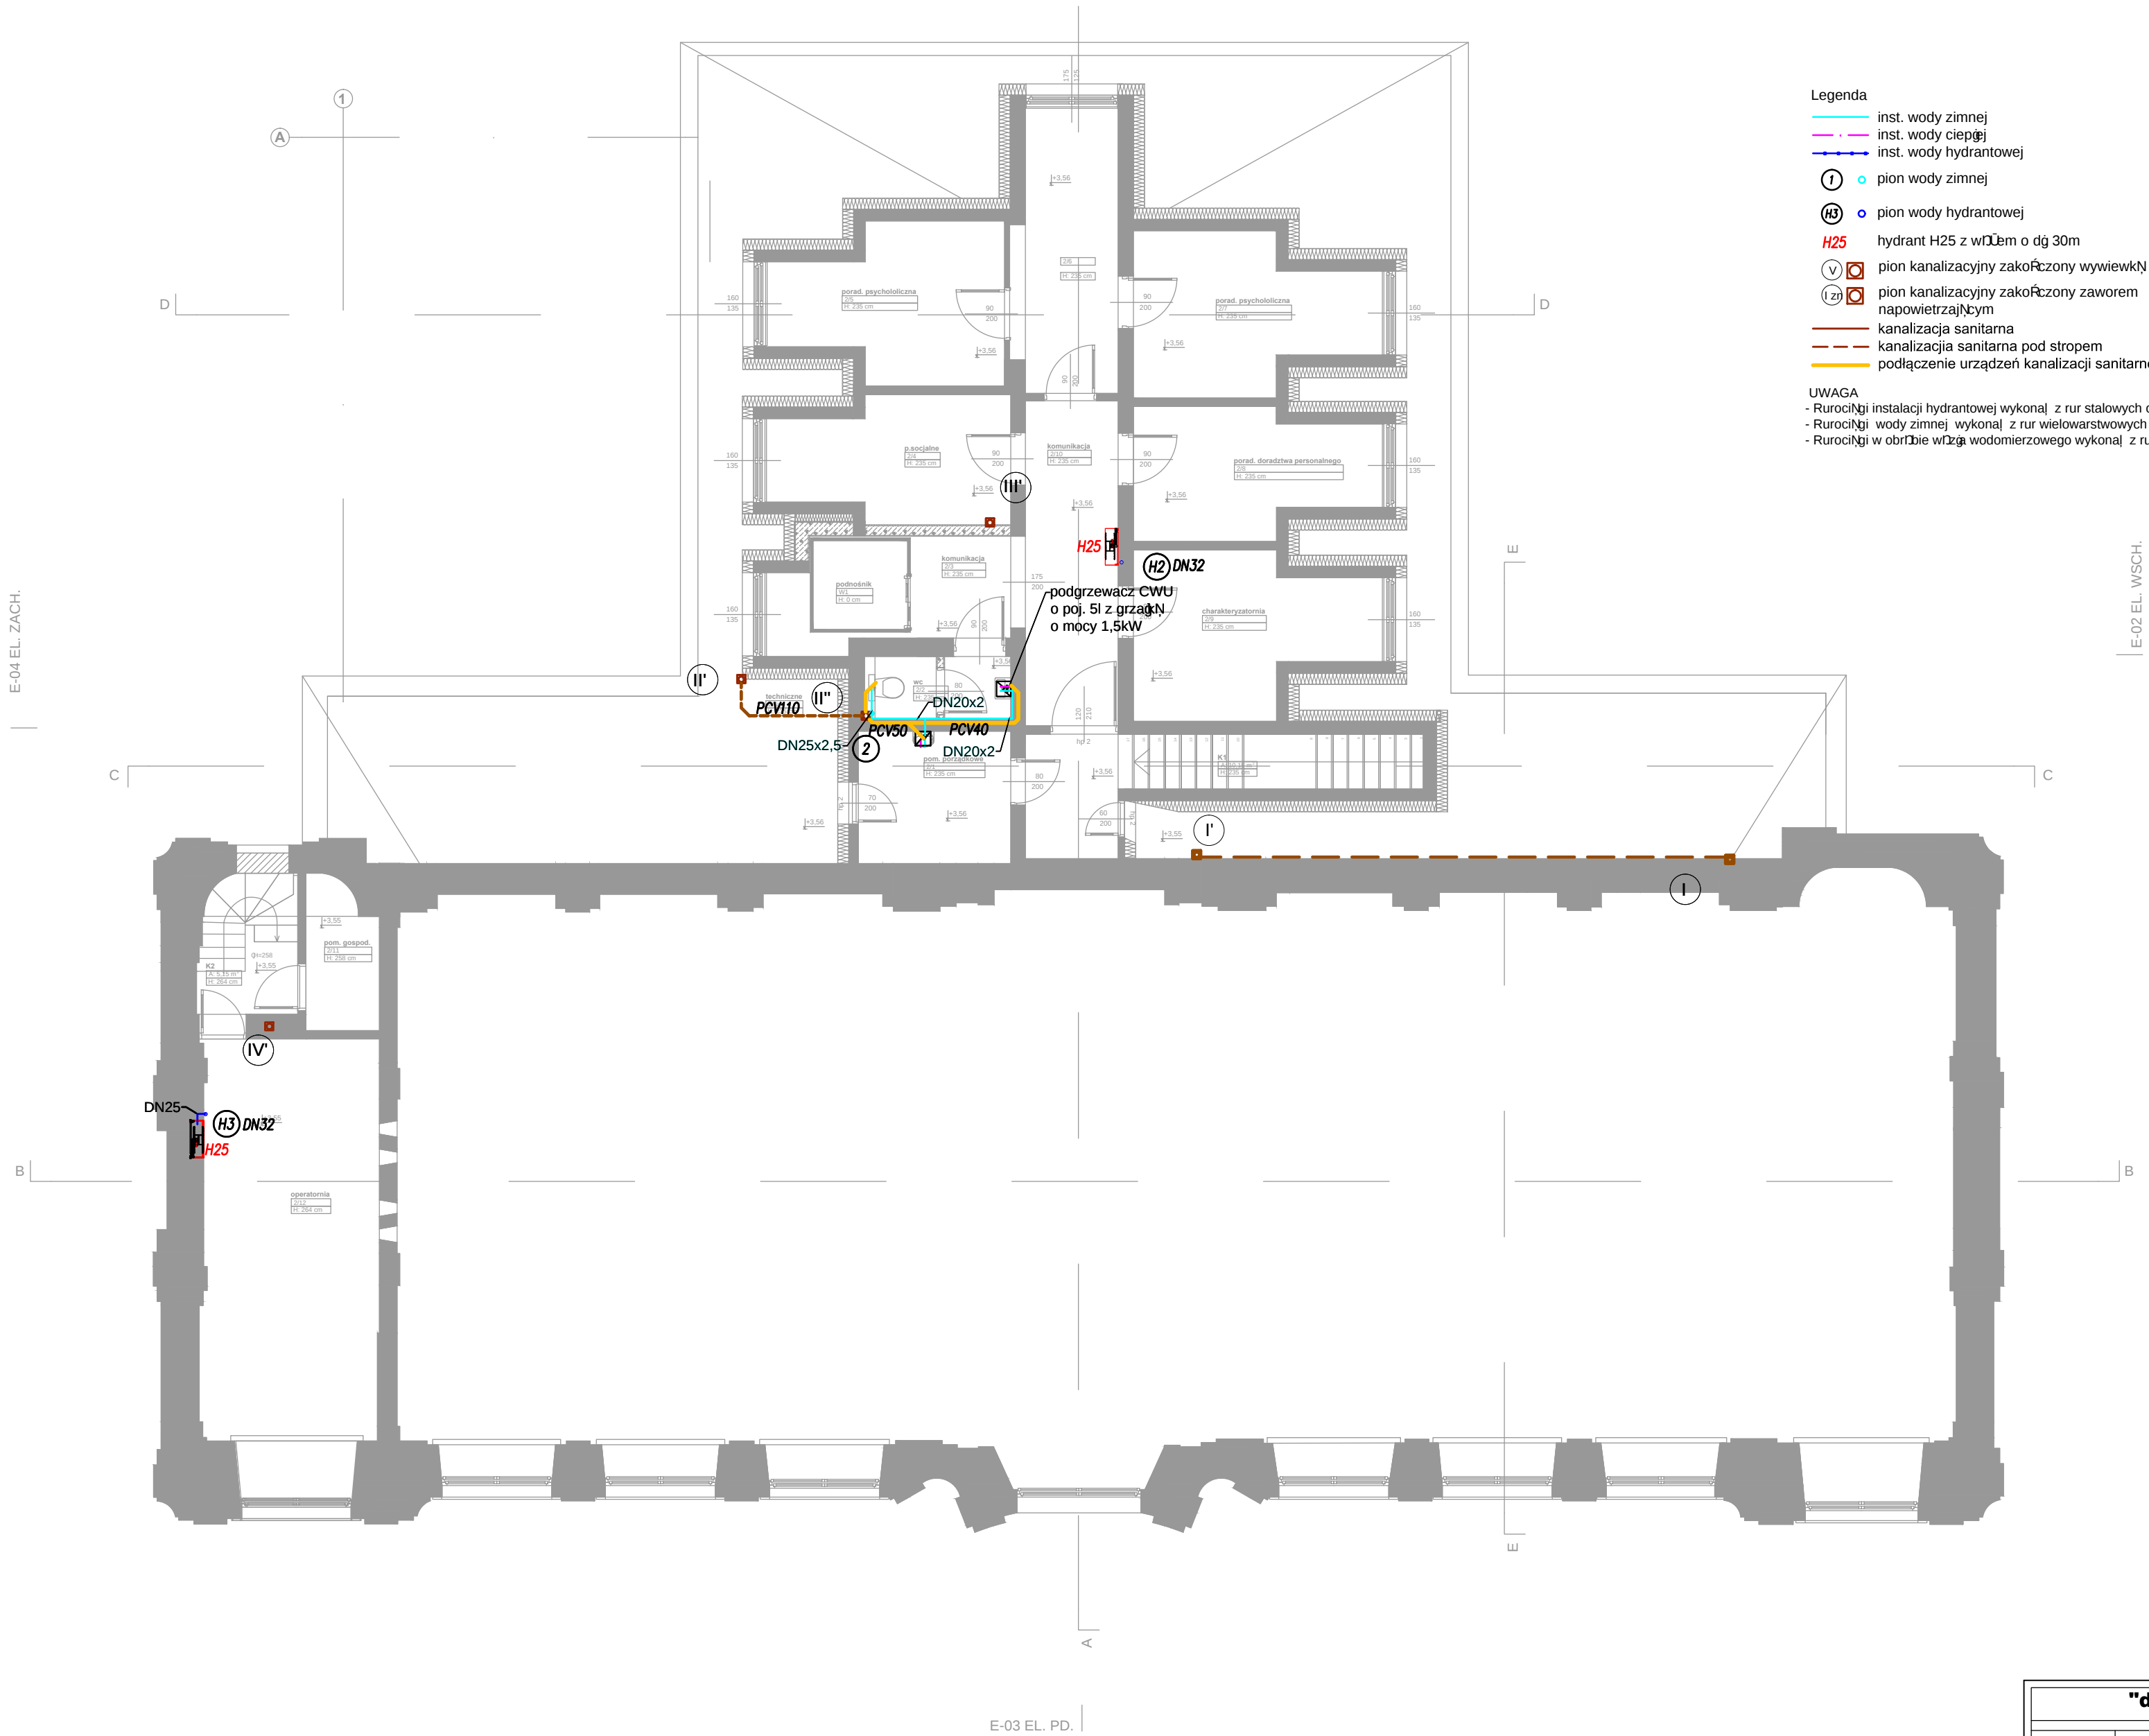

- Legenda
- inst. wody zimnej
 - inst. wody ciepłej
 - inst. wody hydrantowej
 - 1 pion wody zimnej
 - H3 pion wody hydrantowej
 - H25 hydrant H25 z wodomierzem o dg 30m
 - V pion kanalizacyjny zakończony wywiewką
 - IZ pion kanalizacyjny zakończony zaworem napowietrzającym
 - kanalizacja sanitarna
 - kanalizacja sanitarna pod stropem
 - podłączenie urządzeń kanalizacji sanitarnej

UWAGA

- Rurociągi instalacji hydrantowej wykonaj z rur stalowych ocynkowanych
- Rurociągi wody zimnej wykonaj z rur wielowarstwowych z polietylenu z wkładkami aluminiowymi
- Rurociągi w obrębie wodomierzowego wykonaj z rur stalowych ocynkowanych

"dM Studio" Pracownia Architektoniczna				
Element proj.:	PROJEKT TECHNICZNY	specjalność: SANITARNA	data: I. 2022 r.	skala: 1:100
RYSUNEK:	RZUT PIĘTRA - INSTALACJA WOD-KAN			nr rys.: S.11
Obiekt:	Budynek "ORANŻERII"			
Lokalizacja budowy:	Jana Pawła II 4, 21-300 Radzyń Podlaski dz. nr. geod. 1660/7, 1660/8			
Projektant:	inż Elżbieta Ostrowska Uprawnienia w specjalności instalacyjno inżyniernej	upr.nr. 778/BP/94	podpis:	
Sprawdzający:	mgr inż Mirosława Kobylińska Uprawnienia w specjalności instalacyjnej	upr.nr. 278/Lb/99		