


piwnica

-0,5

Centrala nawiewno-wywiewna NW3
sale wystawowe piwnic
z wymiennikiem obrotowym
o sprawności odzysku ciepła min. 80,0%
Vn/Vw = 2 950 m³/h / 2 750 m³/h, SprTJ 300Pa
Nagrzewnica glikolowa (propylen 37%) - moc 13,97kW

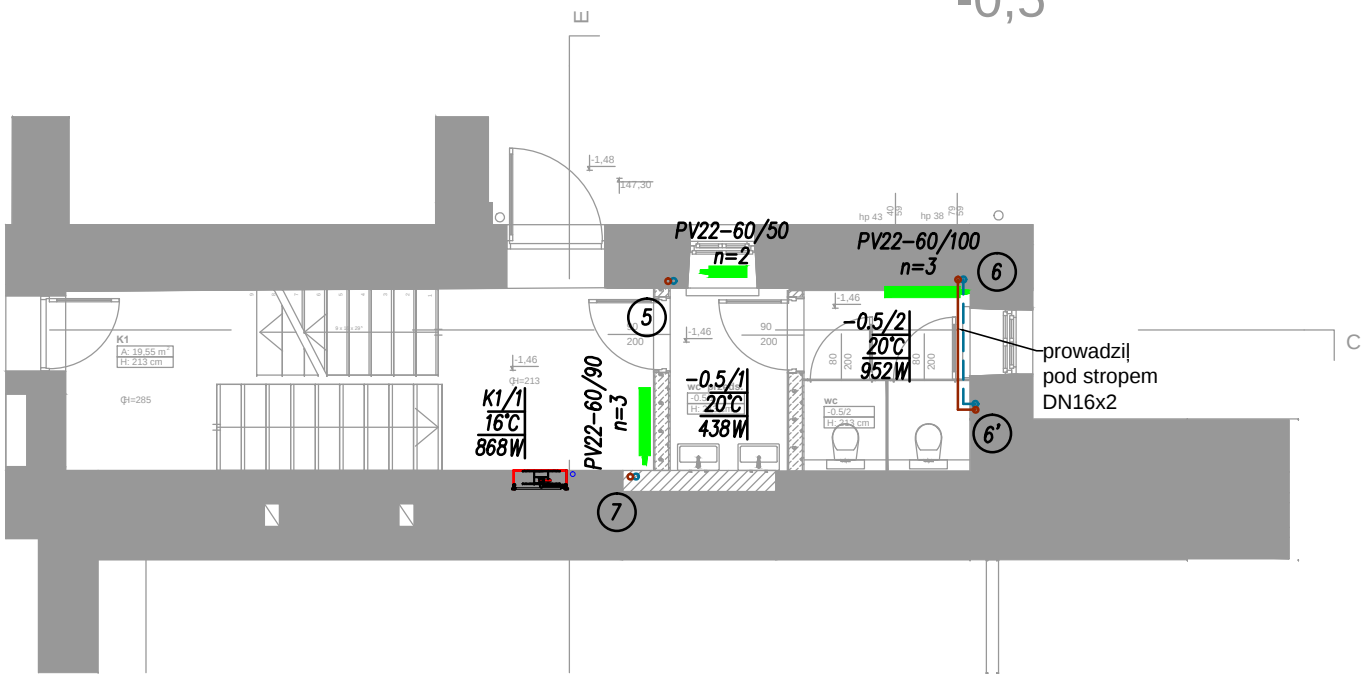

LEGENDA

1 nr pomieszczenia
20°C temp w pomieszczeniu
1704W moc obliczeniowa

Gr 75/60 - grzejnik tażenkowy. wys./szer.

grzejnik kanałowy.

PV11-60/60 - grzejnik z gładka płytą przednią i podłączeniem
dolnym: wys./dt.

rurociągi inst. C.O. - obieg 1

rurociągi inst. C.O. - obieg 2

rurociągi inst. C.O. - obieg 3

rurociągi inst. ciepła technologicznego - woda glikol

1 pion instalacji C.O. - obieg 1

2 pion instalacji C.O. - obieg 2

3 pion instalacji C.O. - obieg 3

II pion instalacji ciepła technologicznego

UWAGA.

16x2
20x2
25x2,5 - rurociągi z polietylenu z wkładką aluminiową w izolacji z pianki o gr. 6mm
32x3
40x3,5

15x1
18x1
22x1,5 - rurociągi z rur stalowych cienkościennych zewnętrznie ocynkowane
28x1,5
35x1,5

DN32
DN40 - rurociągi z rur stalowych czarnych ze szwem

"dM Studio" Pracownia Architektoniczna

Element proj.:	PROJEKT TECHNICZNY		specjalność: SANITARNIA	data: I. 2022 r.	skala: 1:100
RYSUNEK:	RZUT PIWNICY I PÓŁPIĘTRIA - INSTALACJA C.O I C.T.				nr rys.:
Obiekt:	Budynek "ORANŻERIA"				S.02
Lokalizacja budowy:	Jana Pawła II 4, 21-300 Radzyń Podlaski dz. nr. geod. 1660/7, 1660/8				
Projektant:	inż. Elżbieta Ostrowska Uprawnienia w specjalności instalacyjno inżynierijnej		upr. nr. 778/BP/94	podpis:	
Sprawdzający:	mgr inż. Mirosława Kobylińska Uprawnienia w specjalności instalacyjnej		upr. nr. 278/Lb/99		