


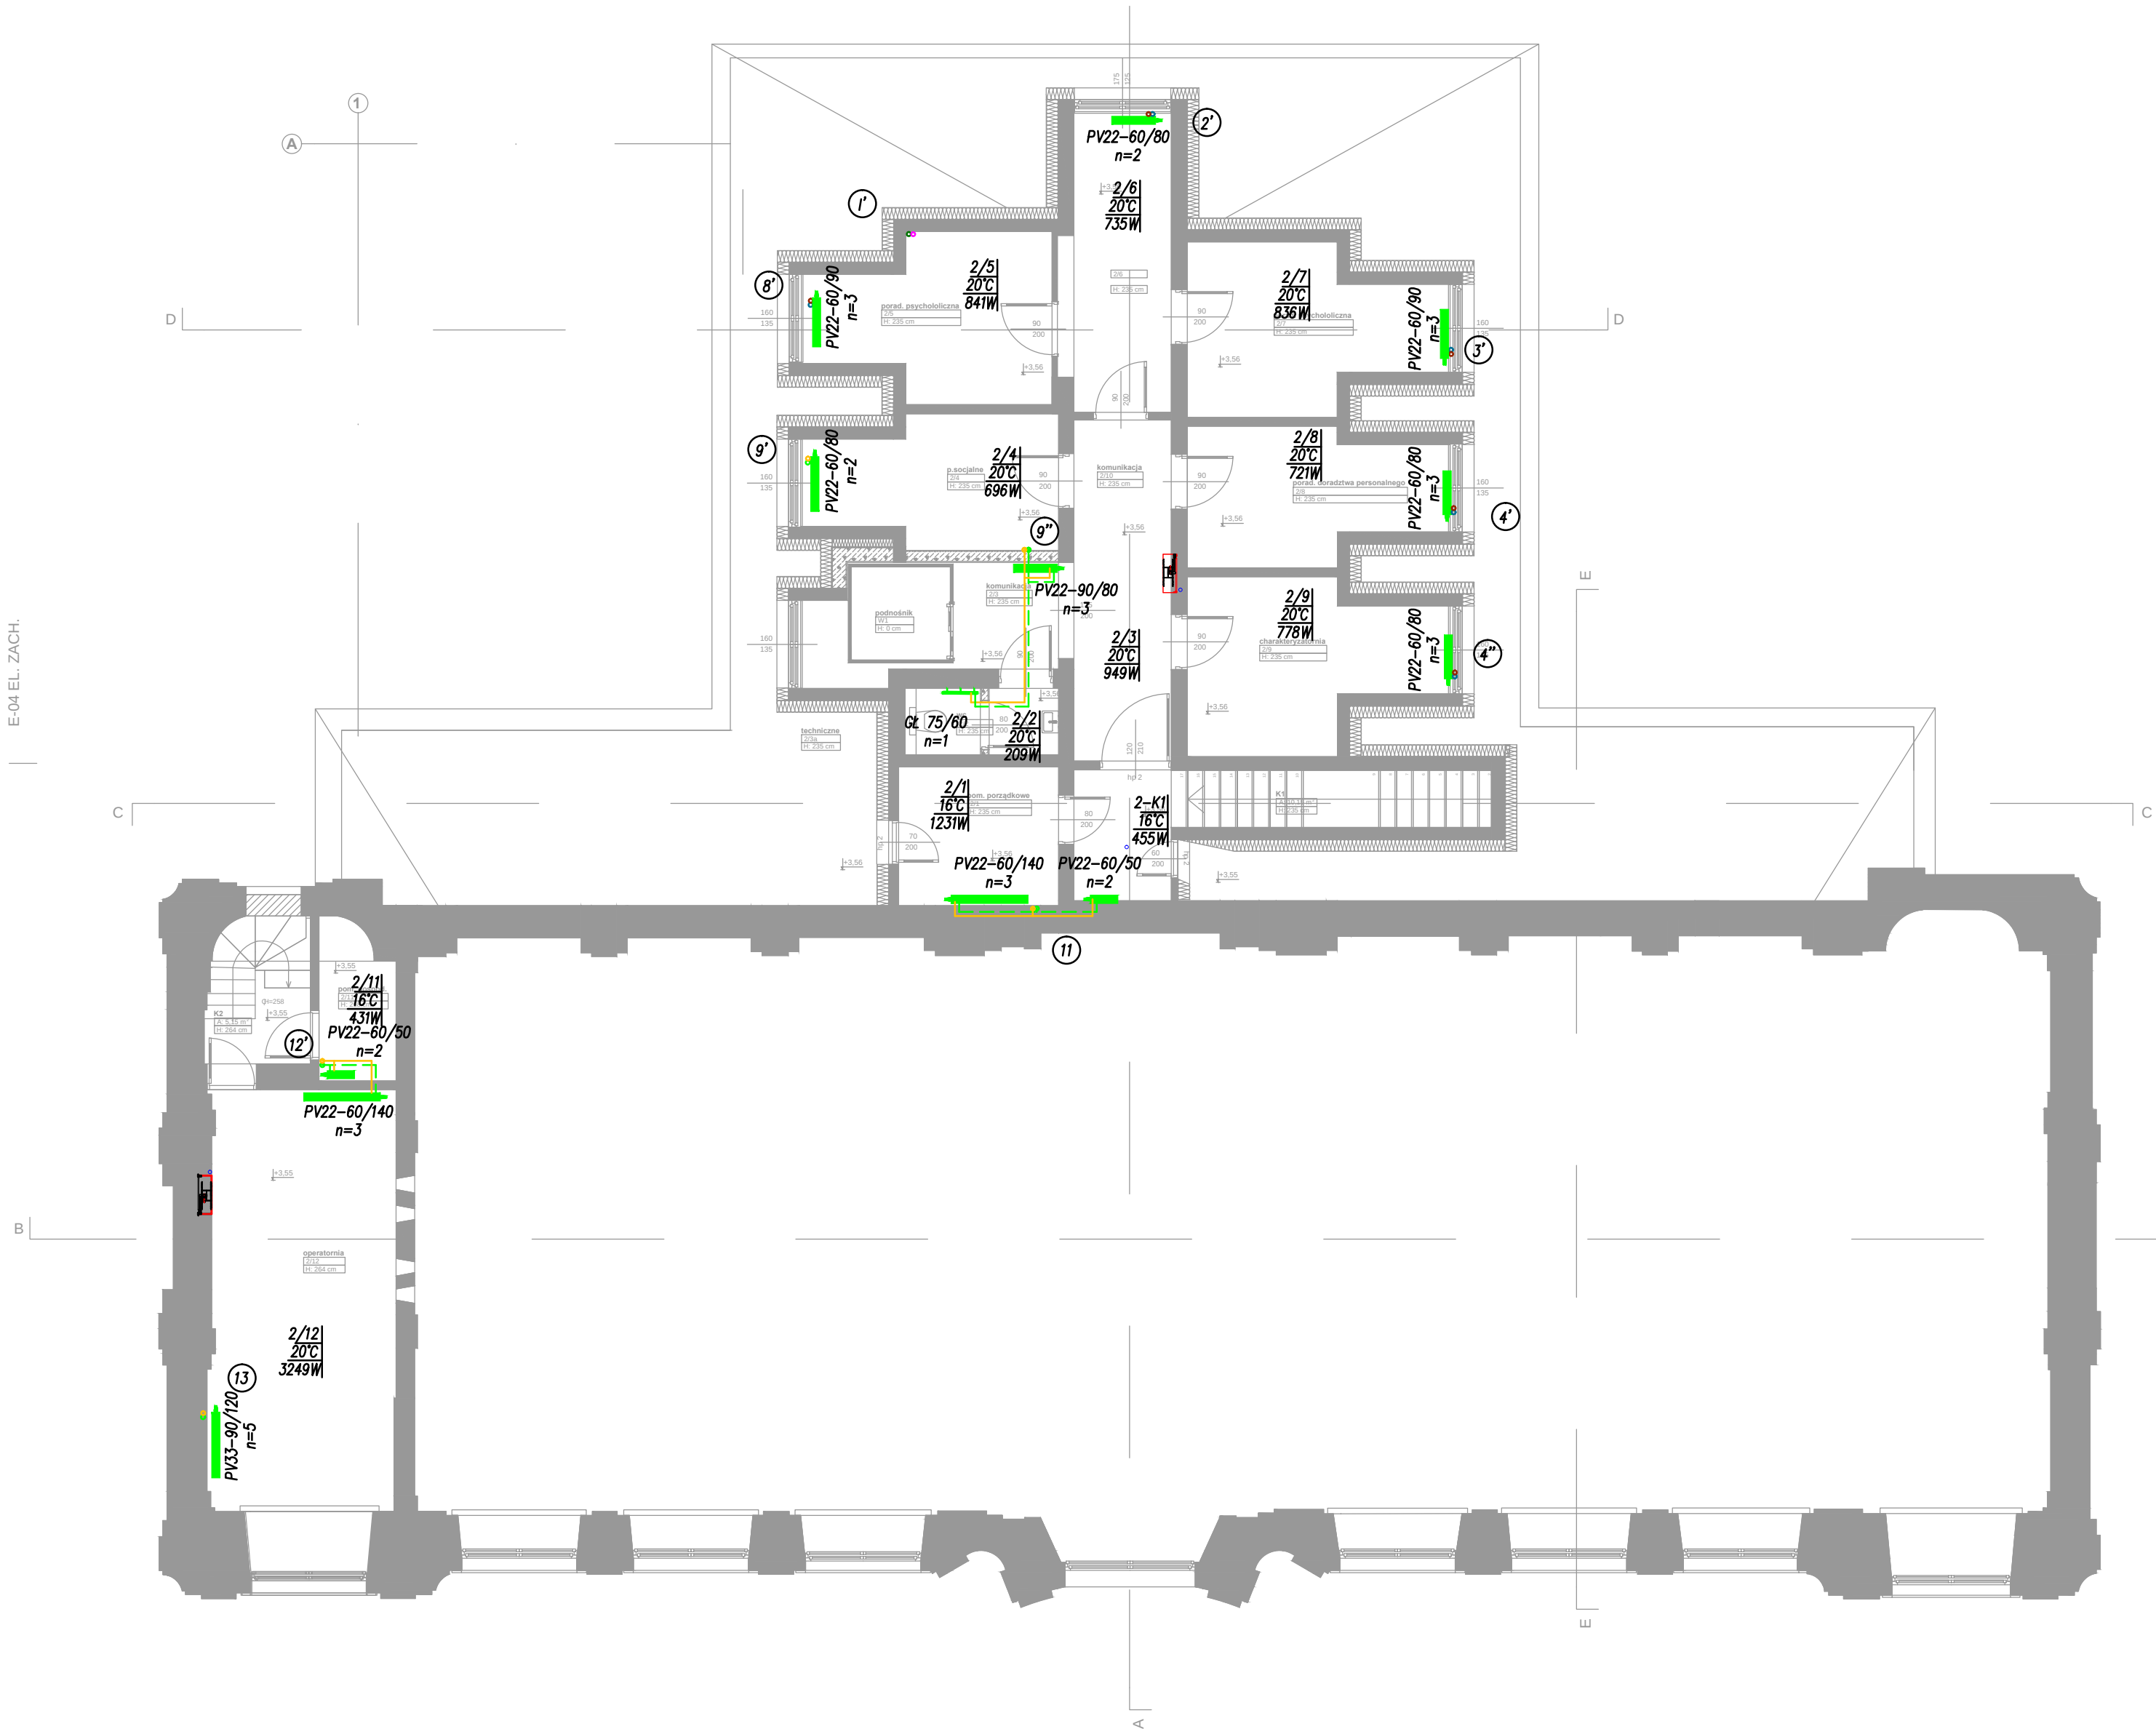

LEGENDA

1) nr pomieszczenia
20°C temp w pomieszczeniu
1704 W moc obliczeniowa

Gł. 75/60 – grzejnik łazienkowy. wys./szer.
PV22-60/80 – grzejnik kanałowy.
PV11-60/60 – grzejnik z gładką płytą przednią i podłączeniem dolnym: wys./dt.

E-02 EL. WSCH.

— rurociągi inst. C.O. – obieg 1
— rurociągi inst. C.O. – obieg 2
— rurociągi inst. C.O. – obieg 3
— rurociągi inst. ciepła technologicznego – woda glikol

1) ∞ pion instalacji C.O. – obieg 1
2) ∞ pion instalacji C.O. – obieg sali gimnastycznej
3) ∞ pion instalacji C.O. – obieg sali gimnastycznej
II) ∞ pion instalacji ciepła technologicznego

UWAGA.
16x2
20x2
25x2,5 – rurociągi z polietylenu z wkładką aluminiową w izolacji z pianki o gr. 6mm
32x3
40x3,5
15x1
18x1
22x1,5 – rurociągi z rur stalowych cienkościennych zewnętrznie ocynkowanych
28x1,5
35x1,5
DN32
DN40 – rurociągi z rur stalowych ze szwem

"dM Studio" Pracownia Architektoniczna				
Element proj.:	PROJEKT TECHNICZNY	specjalnoś SANITARNIA	data: I. 2022 r.	skala: 1:100
RYSUNEK:	RZUT PIĘTRA - INSTALACJA C.O.			nr rys.:
Obiekt:	Budynek "ORANŻERIA"			S.04
Lokalizacja budowy:	Jana Pawła II 4, 21-300 Radzyń Podlaski dz. nr. geod. 1660/7, 1660/8			
Projektant:	inż Elżbieta Ostrowska Uprawnienia w specjalności instalacyjno inżyniernej	upr. nr. 778/BP/94	podpis:	
Sprawdzający:	mgr inż Mirosława Kobylińska Uprawnienia w specjalności instalacyjnej	upr. nr. 278/Lb/99		