
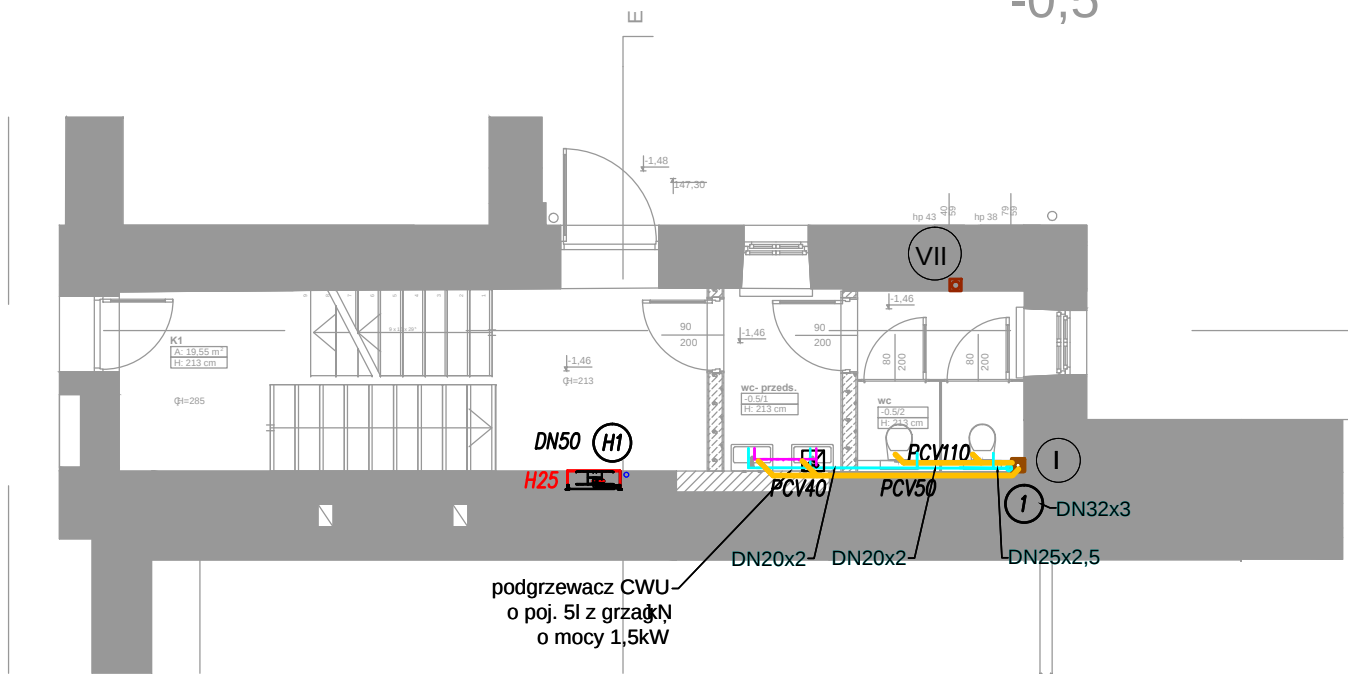


piwnica

-0,5

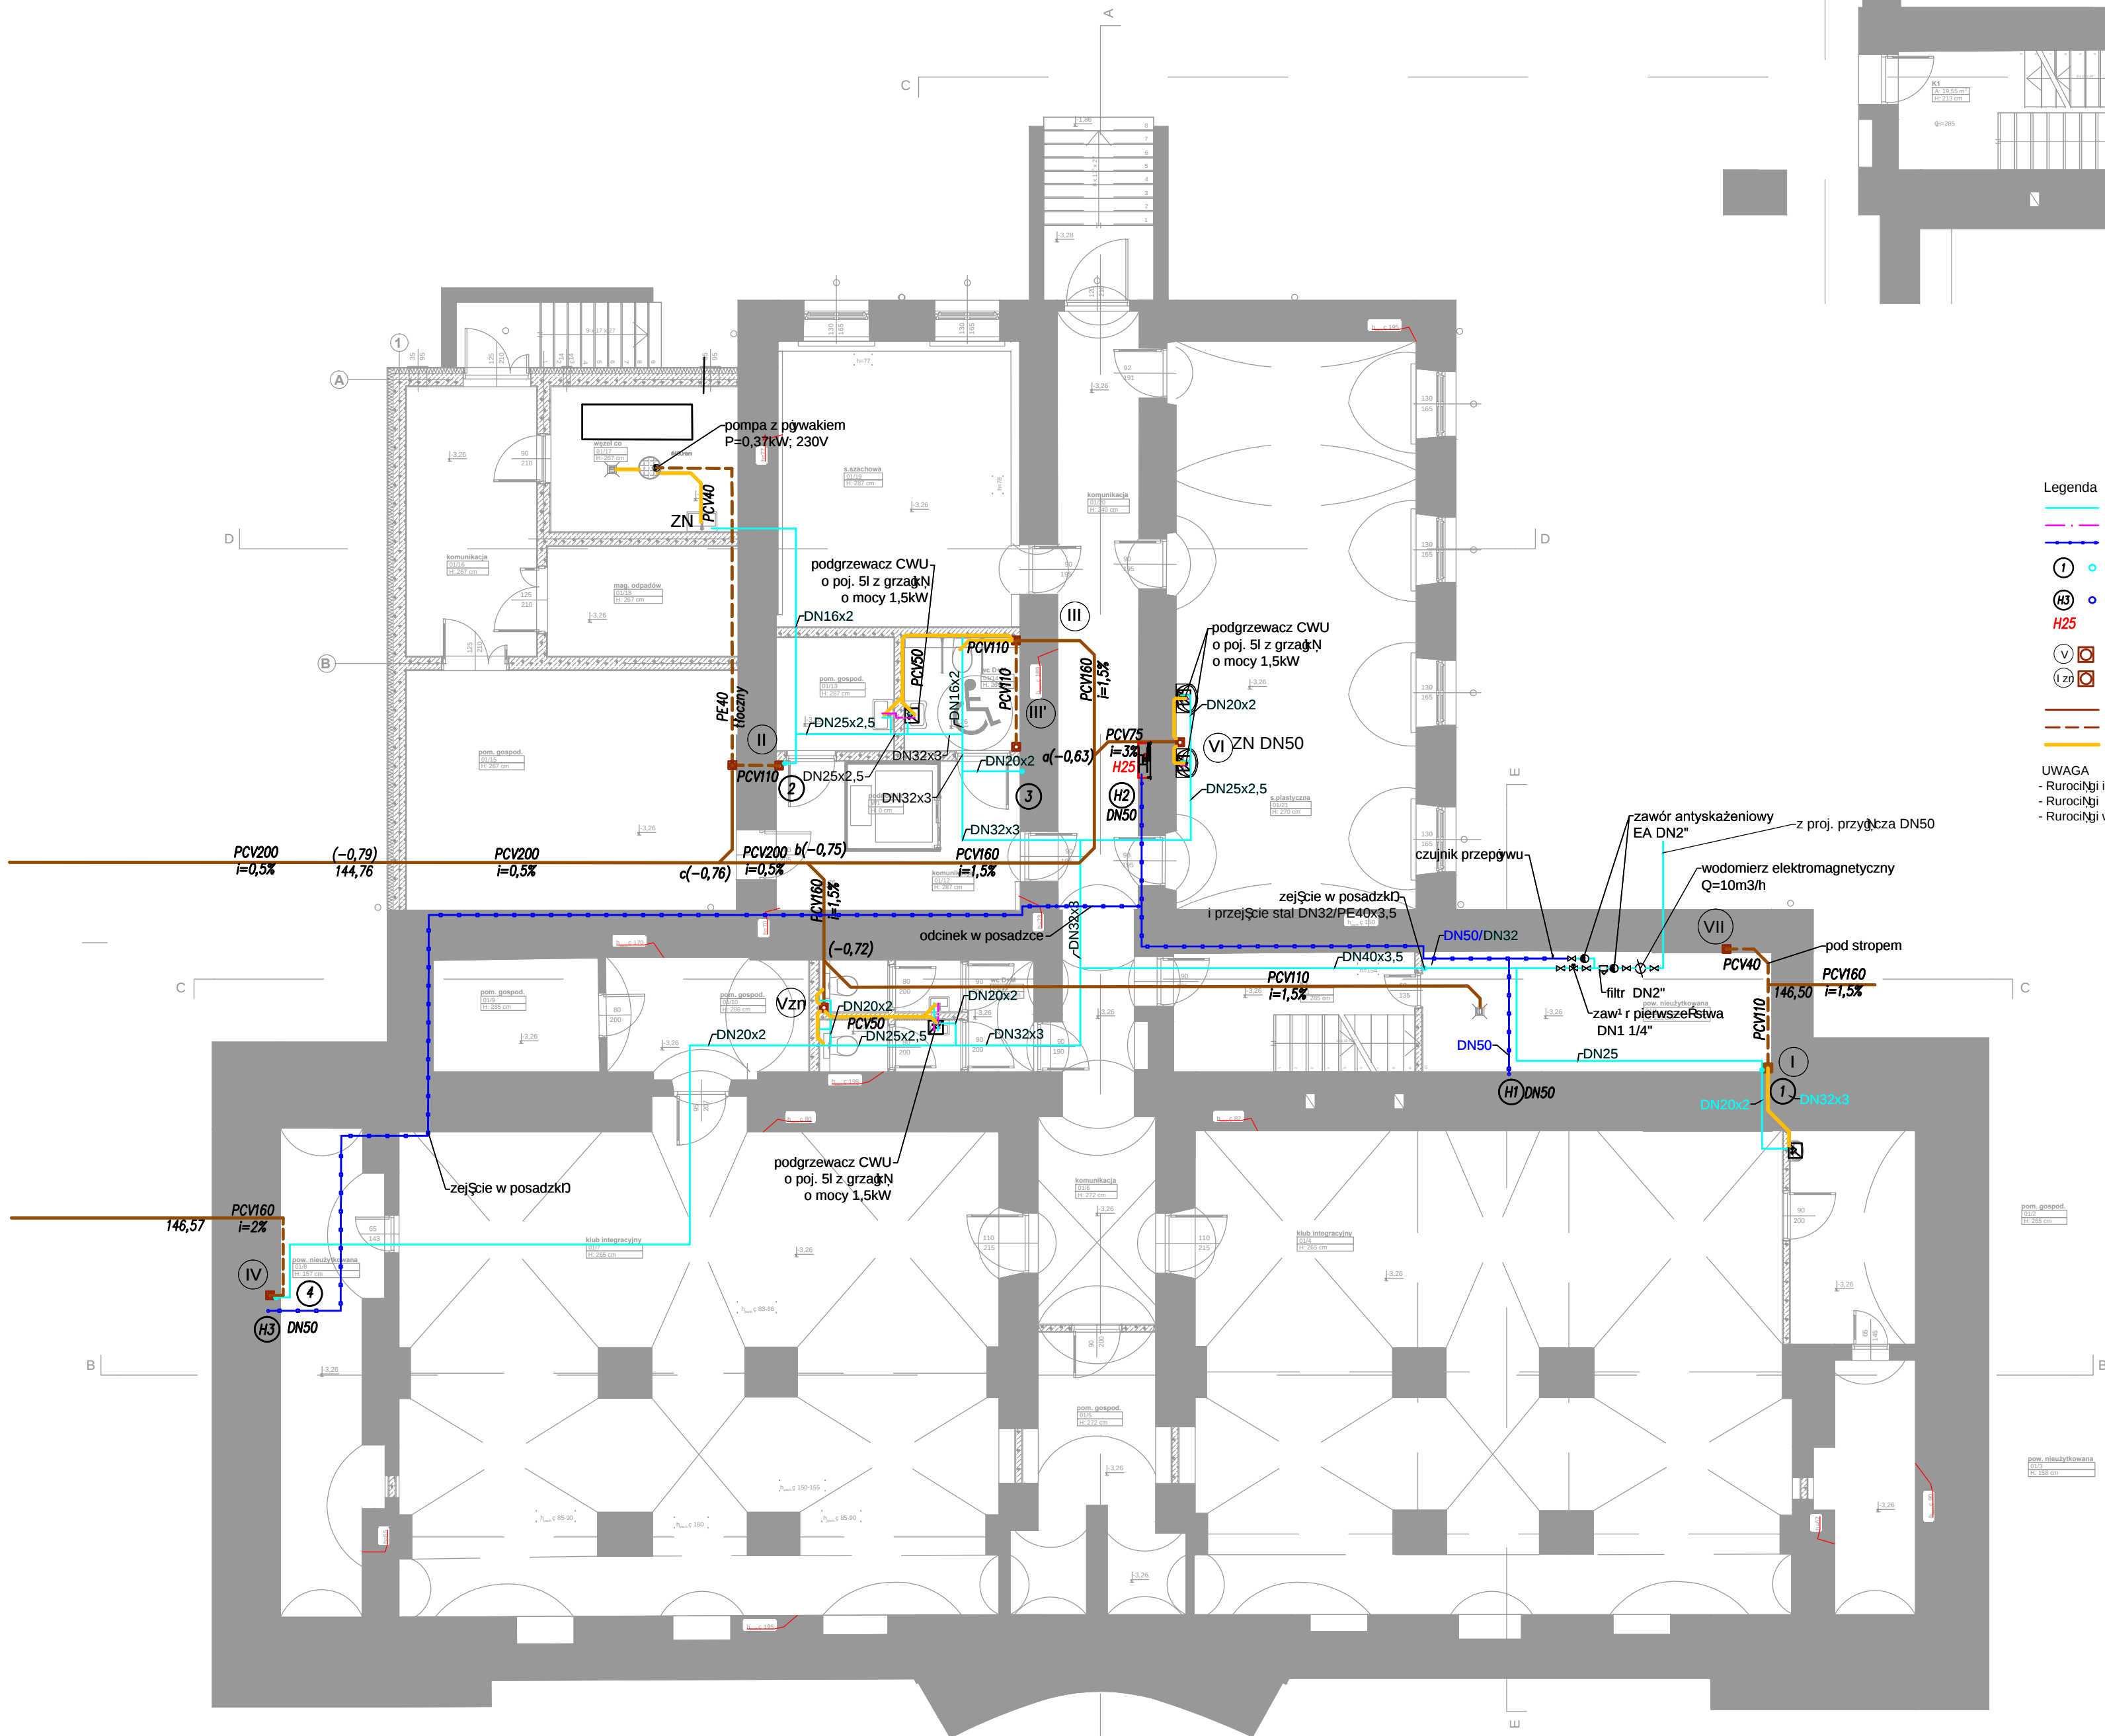

- Legenda
- inst. wody zimnej
 - inst. wody ciepłej
 - inst. wody hydrantowej
 - 1 pion wody zimnej
 - H3 pion wody hydrantowej
 - H25 hydrant H25 z wodomierzem o dł 30m
 - V pion kanalizacyjny zakończony wywiewką
 - 2V pion kanalizacyjny zakończony zaworem napowietrzającym
 - kanalizacja sanitarna
 - kanalizacja sanitarna pod stropem
 - podłączenie urządzeń kanalizacji sanitarnej
- UWAGA
- Rurociągi instalacji hydrantowej wykonaj z rur stalowych ocynkowanych
 - Rurociągi wody zimnej wykonaj z rur wielowarstwowych z polietylenu z wkładkami aluminiowymi
 - Rurociągi w obrębie węża wodomierzowego wykonaj z rur stalowych ocynkowanych

"dM Studio" Pracownia Architektoniczna				
Element proj.:	PROJEKT TECHNICZNY	specjalność: SANITARNIA	data: I. 2022 r.	skala: 1:100
RYSUNEK:	RZUT PIWNICY I PÓŁPIĘTRA - INSTALACJA WOD-KAN			
Objekt:	Budynek "ORANŻERIA"			
Lokalizacja budowy:	Jana Pawła II 4, 21-300 Radzyń Podlaski			
Projektant:	inż. Elżbieta Ostrowska	upr. nr. 778/BP/94	podpis: S.09	
Sprawdzający:	mgr inż. Mirosława Kobylińska	upr. nr. 278/Lb/99		