


ter

+0,5

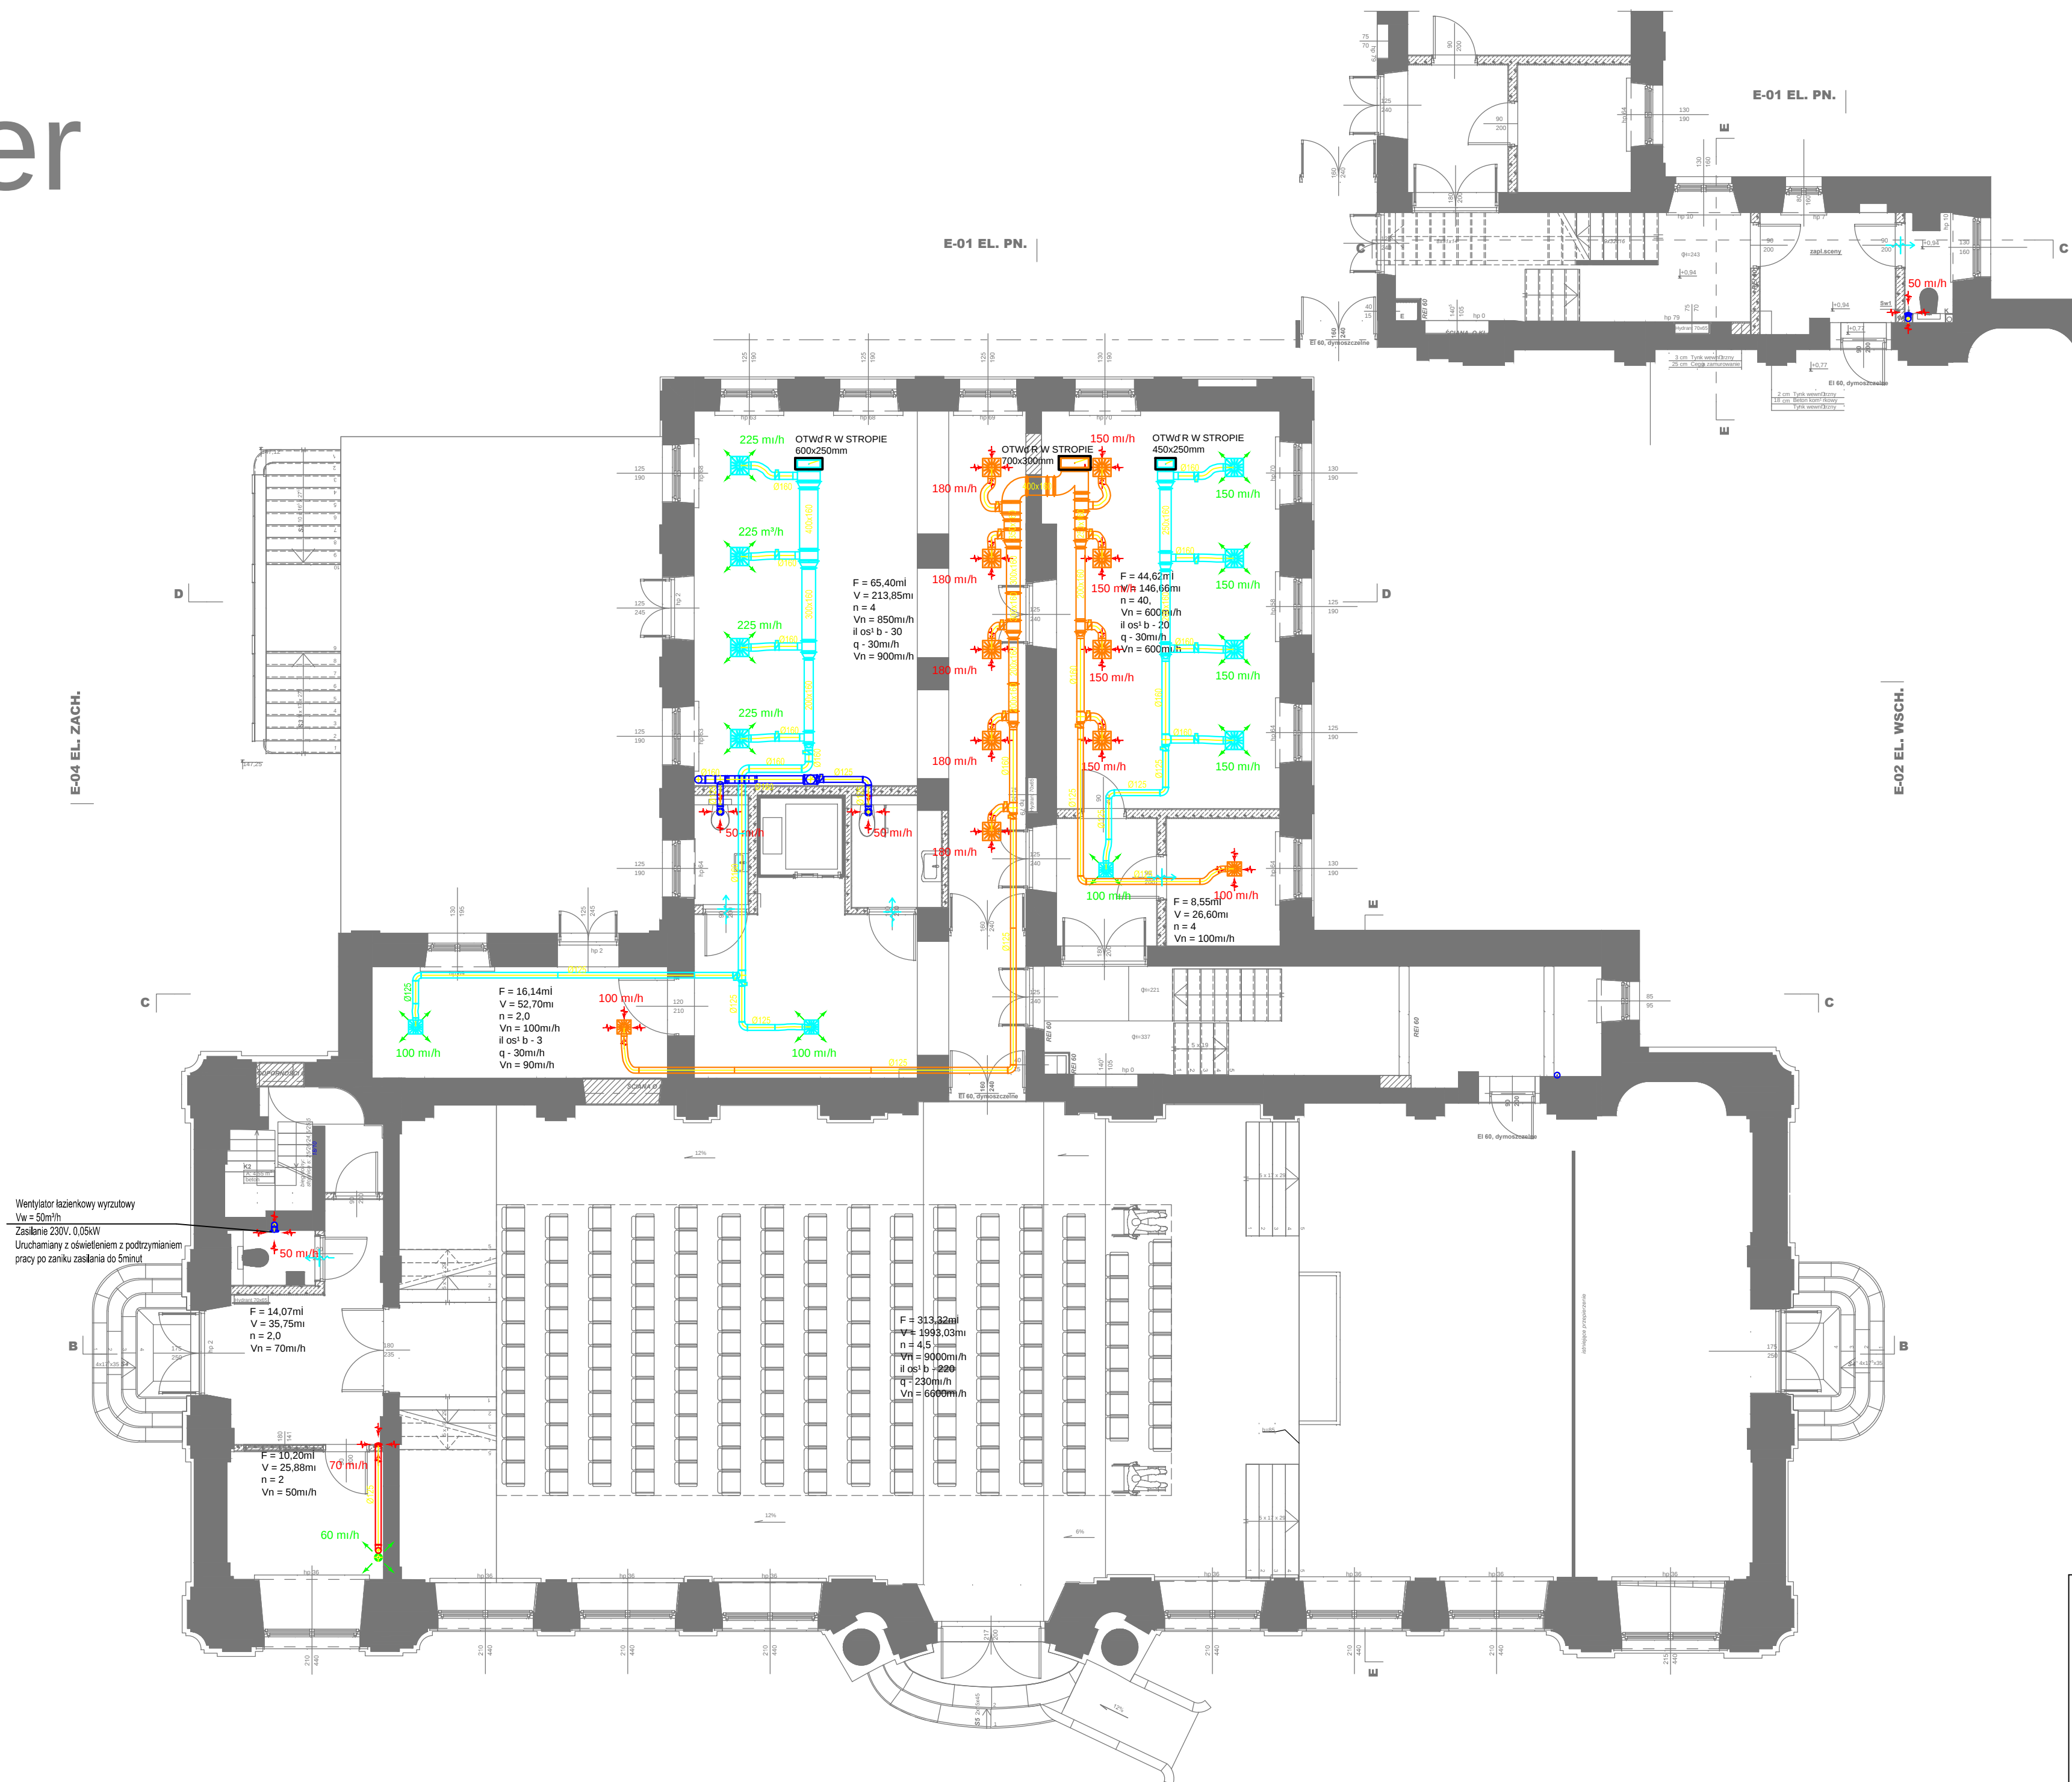

- LEGENDA:**
-  - INSTALACJA NAWIEWNA WENTYLACJI MECHANICZNEJ Z ODZYSKIEM CIEPŁA NW1
 -  - INSTALACJA WYWIEWNA WENTYLACJI MECHANICZNEJ Z ODZYSKIEM CIEPŁA NW1
 -  - INSTALACJA CZERPNA WENTYLACJI MECHANICZNEJ Z ODZYSKIEM CIEPŁA NW1
 -  - INSTALACJA WYRZUTOWA WENTYLACJI MECHANICZNEJ Z ODZYSKIEM CIEPŁA NW1
 -  - INSTALACJA NAWIEWNA WENTYLACJI MECHANICZNEJ Z ODZYSKIEM CIEPŁA NW2
 -  - INSTALACJA WYWIEWNA WENTYLACJI MECHANICZNEJ Z ODZYSKIEM CIEPŁA NW2
 -  - INSTALACJA CZERPNA WENTYLACJI MECHANICZNEJ Z ODZYSKIEM CIEPŁA NW2
 -  - INSTALACJA WYRZUTOWA WENTYLACJI MECHANICZNEJ Z ODZYSKIEM CIEPŁA NW2
 -  - INSTALACJA NAWIEWNA WENTYLACJI MECHANICZNEJ Z ODZYSKIEM CIEPŁA NW3
 -  - INSTALACJA WYWIEWNA WENTYLACJI MECHANICZNEJ Z ODZYSKIEM CIEPŁA NW3
 -  - INSTALACJA CZERPNA WENTYLACJI MECHANICZNEJ Z ODZYSKIEM CIEPŁA NW3
 -  - INSTALACJA WYRZUTOWA WENTYLACJI MECHANICZNEJ Z ODZYSKIEM CIEPŁA NW3
 -  - INSTALACJA WYRZUTOWA WENTYLACJI MECHANICZNEJ WC
-
- 
- 60 m³/h
- ZAWÓR NAWIEWNY POWIETRZA / WYDAJNOŚĆ
-
- 
- 20 m³/h
- ZAWÓR WYWIEWNY POWIETRZA / WYDAJNOŚĆ
-
- 
- 130 m³/h
- ANEMOSTAT NAWIEWNY POWIETRZA ZE SKRZYŃKĄ ROZPRĘŻNĄ / WYDAJNOŚĆ
-
- 
- 180 m³/h
- ANEMOSTAT WYWIEWNY POWIETRZA ZE SKRZYŃKĄ ROZPRĘŻNĄ / WYDAJNOŚĆ
-
- 
- KRATKA TRANSFEROWA / PODCIĘCIE DRZWI

UWAGI:

1. WSZYSTKIE PRACE NALEŻY WYKONAĆ ZGODNIE Z POLSKIMI NORMAMI, "WARUNKAMI TECHNICZNYMI WYKONYWANIA I ODBIORU ROBÓT BUDOWLANO-MONTAŻOWYCH" OPACOWANIAM PRZEZ INSTYTUT TECHNIKI BUDOWLANEJ ORAZ ZASADAMI WIEDZY I SZUKI BUDOWLANEJ.
2. WSZYSTKIE MATERIAŁY UŻYTE W PROJEKcie, ROZWIĄZANIACH TECHNICZNYCH I URZĄDZENIA MUSZĄ ODPOWIEDZIAĆ NORMOM BEZPIECZEŃSTWA P.POŻ I BHP, ORAZ POSIADAĆ ODPOWIEDNIE ATYSTY I APROBATY STOSOWANE W BUDOWNICTWIE.
3. UWAGI I OPISY ZAMIESZCZONE W CZĘŚCI OPISOWEJ PROJEKTU SĄ INTEGRALNĄ CZĘŚCIĄ NINIEJSZEGO OPACOWANIA.
4. ZAISTNIAŁE NIEZGODNOŚCI POMICDZY PROJEKTEM ARCHITEKTONICZNYM I POZOSTALYMI OPACOWANIAM PRĄBNOZYMI, ORAZ STANEM ISTNIEJĄCYM NALEŻY WYJAŚNIĆ I UZGODNIĆ Z PROJEKTANTEM
5. BRAK WSKAZANIA NA RYSUNKU TECHNICZNYM ELEMENTU, KÓREGO ZASTOSOWANIE WYNIKA ZE ZNANYCH LB POWSZECHNIE PRZYJĘTYCH ROZWIĄZAŃ W ZAKRESIE SZUKI BUDOWLANEJ NIE ZWALNIA WYKONAWCY Z KONIECNOŚCI ZASTOSOWANIA TAKIEGO ELEMENTU W PORÓZNIUMIENIU Z INWESTOREM A TAKŻE PROJEKTANTEM I ZA JEGO ZGODĄ.
6. PROJEKTOWANE POZIOMY I TRASY PROWADZENIA INSTALACJI NALEŻY BEZWŁGĘDNE SPRAWDZIĆ W STANEM ISTNIEJĄCYM PRZED ROZPÓCZĘCIEM MONTAŻU. EWENTUALNE ROZBIEŻNOŚCI ROZWIĄZAĆ NA BUDOWIE WE WŁASNYM ZAKRESIE LB W PORÓZNIUMIENIU Z PROJEKTANTEM.
7. W ZWIĄZKU Z MOŻLIWOŚCIĄ WYSTĘPIWANIA UTURPIENI PROWADZONYCH KANAŁÓW ZALECA SIĘ WYKONANIE KANAŁÓW PO WCZEŚNIEJSZYM DOMIARZE NA BUDOWIE.
8. KANAŁY WENTYLACYJNE WYKONAĆ Z BLACHY STALOWEJ OCYNKOWANEJ
9. KANAŁY WENTYLACYJNE NAWIĘKIE W WYWIEJENIE WEWNĘTRZNE W IZOLACJI Z WĘJNY MINERALNEJ NA PASZCZU Z FOLII ALUMINIOWEJ GRUBOŚCI 40mm.
10. PRZECIĘCIA KANAŁÓW WENTYLACYJNYCH PRZED PRZEGRODĄ BUDOWLANE Z ZASTOSOWANIEM ODPOWIEDNICH ZABEZPIECZEŃ.
11. MONTAŻ URZĄDZEŃ WENTYLACYJNYCH, ORAZ INNYCH ELEMENTÓW INSTALACJI WYKONAĆ WG WYTTCZYCH PRODUKENTÓW.
12. WSZYSTKIE PRACE MONTAŻOWE WYKONAĆ W PEŁNEJ KOORDYNACJI MIDZYBIEŻANICZĄ ORAZ INNYCH ELEMENTÓW INSTALACJI.
13. WYKONANIE ELEMENTÓW NIE WSKAZANYCH W OPACOWANIU A ZADANIEM WYKONAWCY NIEBĘDNE DO PRAWIDŁOWEGO DZIAŁANIA INSTALACJI NIE ZWALNIA WYKONAWCY Z ICH DOSTARCZENIA I ZAMONTOWANIA W PORÓZNIUMIENIU Z INWESTOREM I PROJEKTANTEM.

"dM Studio" Pracownia Architektoniczna				
Element proj.:	PROJEKT TECHNICZNY	specjalnoŹ : SANITARNA	data: I. 2022 r.	skala: 1:100
RYSunEK:	RZUT PARTERU - WENTYLACJA Z KLIMATYZACJĄ			nr rys.: 2
Obiekt:	Budynek "ORANŻERII"			
Lokalizacja budowy:	Jana Pawła II 4, 21-300 Radzyń Podlaski dz. nr. geod. 1660/7, 1660/8			
Projektant:	mgr inŹ Anna Maruszak Uprawnienia w specjalnoŹci instalacyjnej		upr. nr. LUB/0389/PBS/17	podpis:
SprawdzajĄcy:	mgr inŹ Mirosława Kobyliska Uprawnienia w specjalnoŹci instalacyjnej		upr. nr. 278/Lb/99	