


E-04 EL. ZACH.

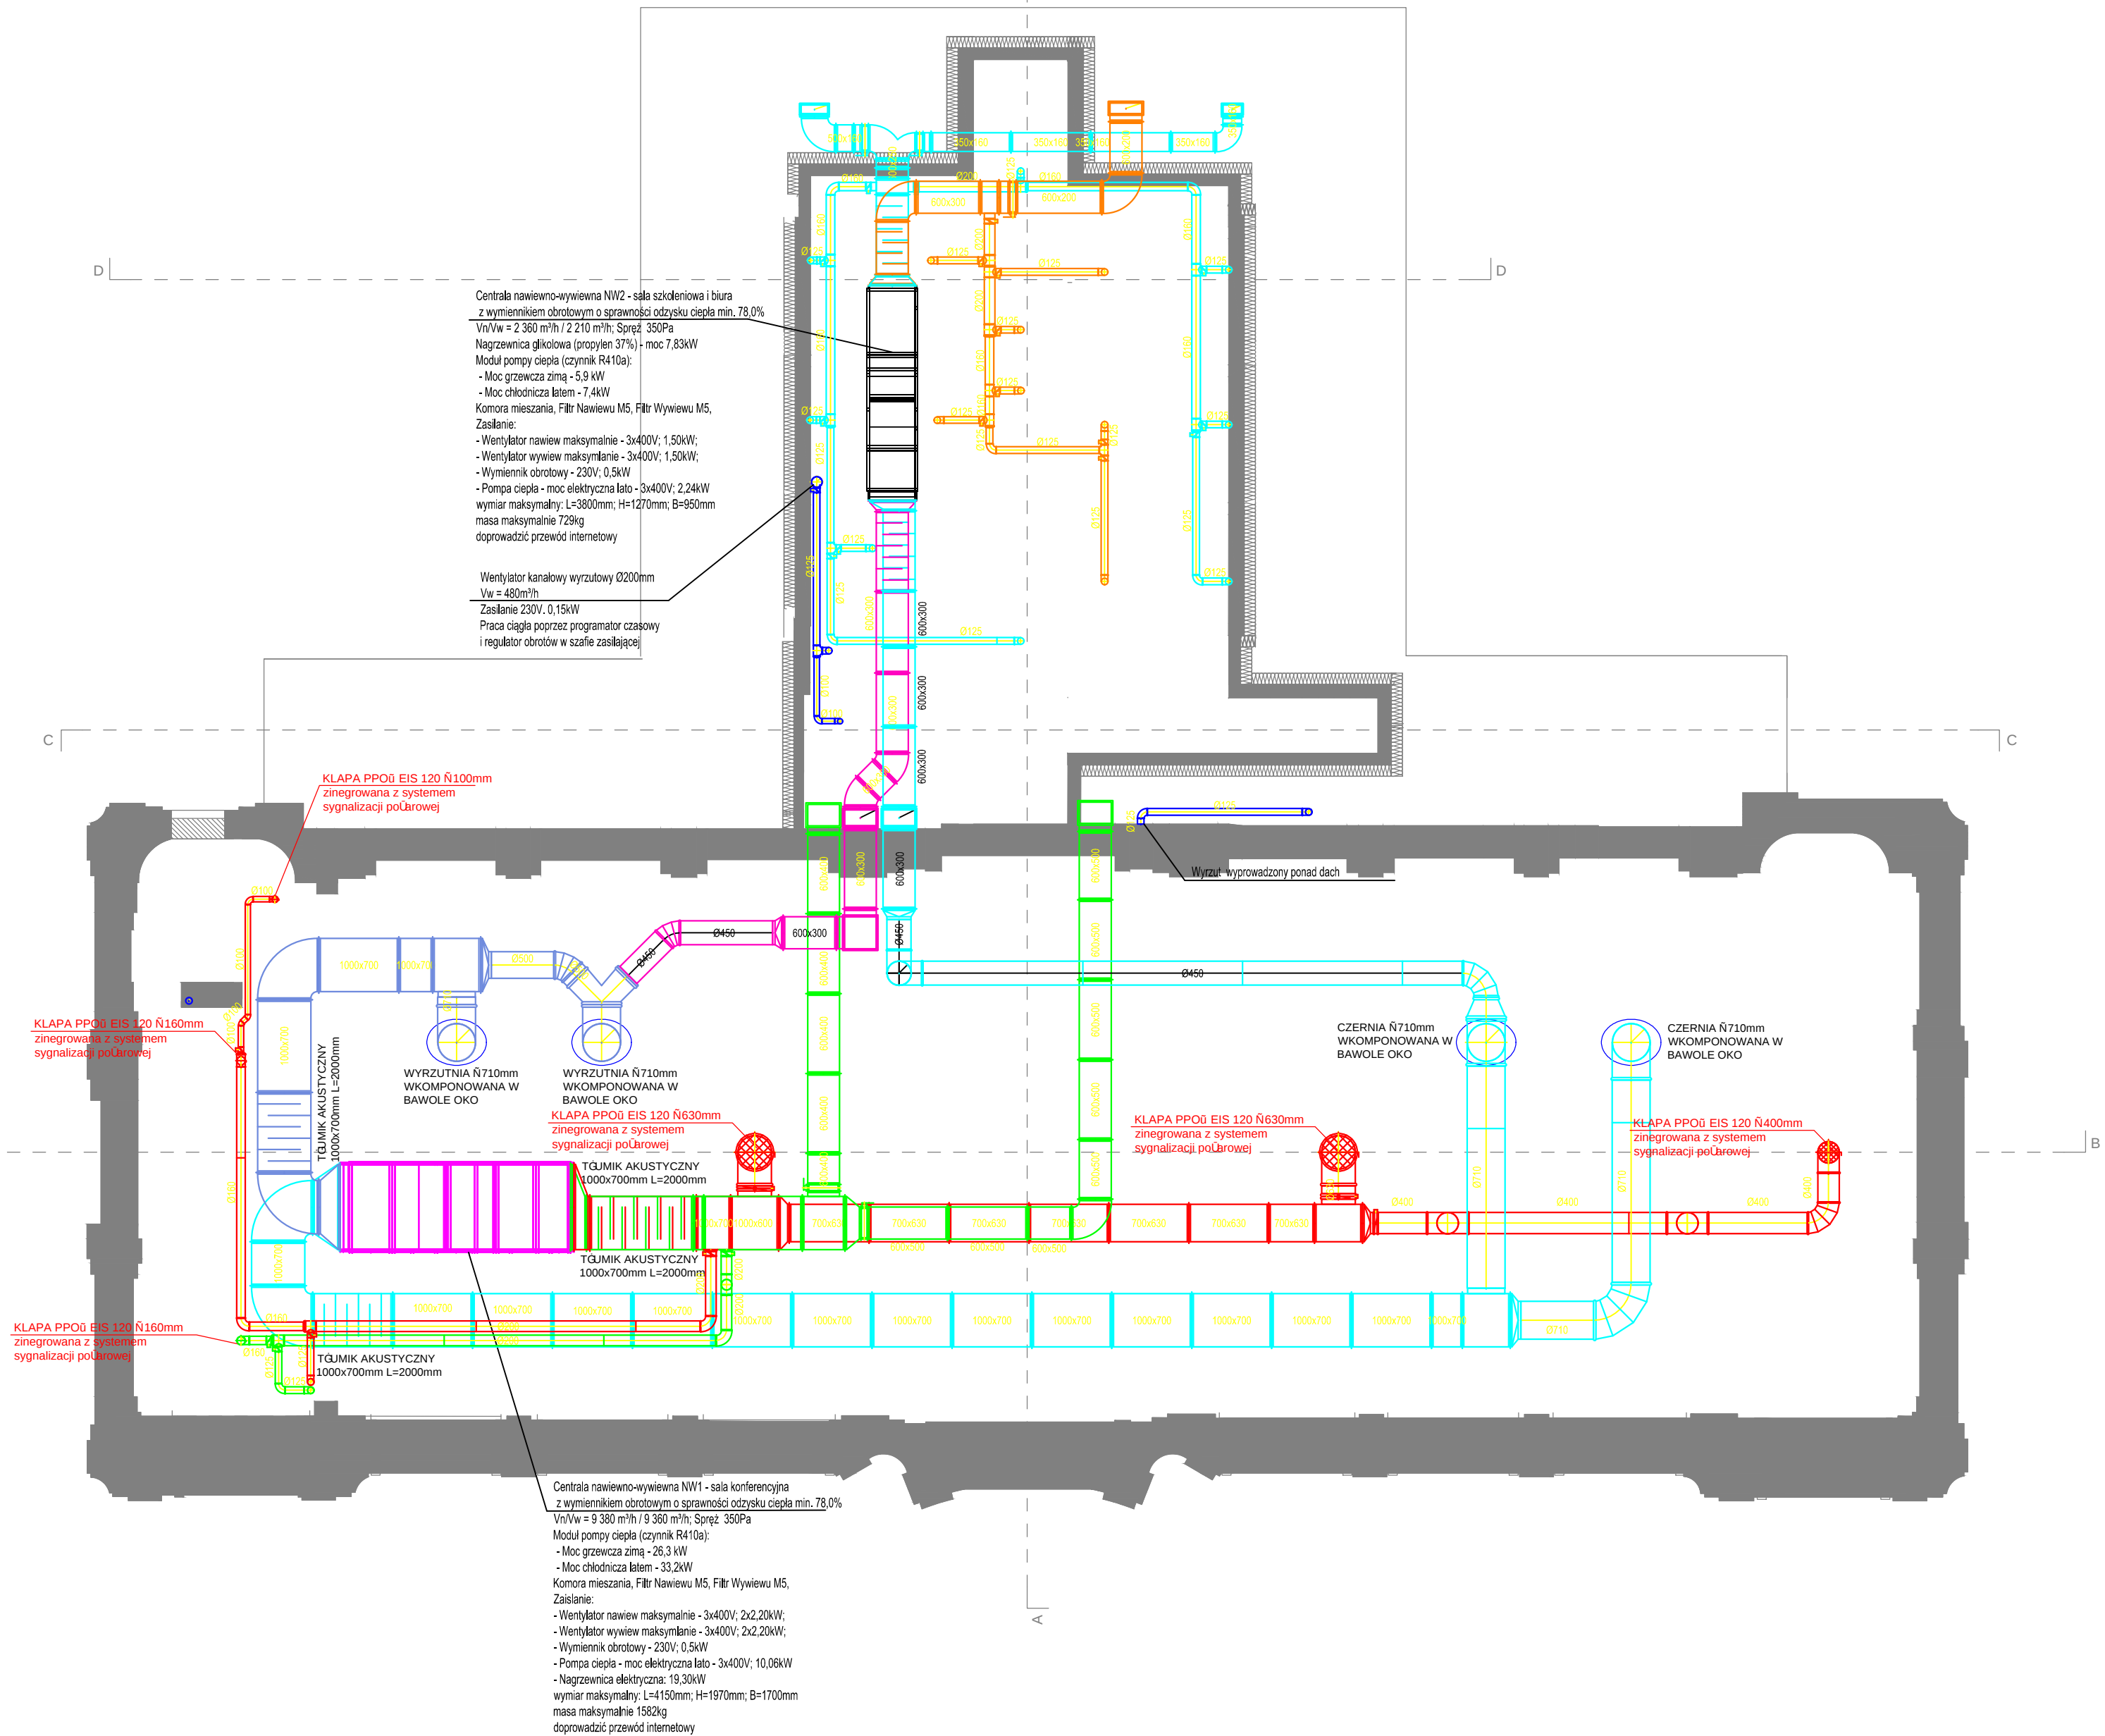

LEGENDA:

- INSTALACJA NAWIEWNA WENTYLACJI MECHANICZNEJ Z ODZYSKIEM CIEPŁA NW1
 - INSTALACJA WYWIEWNA WENTYLACJI MECHANICZNEJ Z ODZYSKIEM CIEPŁA NW1
 - INSTALACJA CZERPNA WENTYLACJI MECHANICZNEJ Z ODZYSKIEM CIEPŁA NW1
 - INSTALACJA WYRZUTOW WENTYLACJI MECHANICZNEJ Z ODZYSKIEM CIEPŁA NW1
 - INSTALACJA NAWIEWNA WENTYLACJI MECHANICZNEJ Z ODZYSKIEM CIEPŁA NW2
 - INSTALACJA WYWIEWNA WENTYLACJI MECHANICZNEJ Z ODZYSKIEM CIEPŁA NW2
 - INSTALACJA CZERPNA WENTYLACJI MECHANICZNEJ Z ODZYSKIEM CIEPŁA NW2
 - INSTALACJA WYRZUTOWA WENTYLACJI MECHANICZNEJ Z ODZYSKIEM CIEPŁA NW2
 - INSTALACJA NAWIEWNA WENTYLACJI MECHANICZNEJ Z ODZYSKIEM CIEPŁA NW3
 - INSTALACJA WYWIEWNA WENTYLACJI MECHANICZNEJ Z ODZYSKIEM CIEPŁA NW3
 - INSTALACJA CZERPNA WENTYLACJI MECHANICZNEJ Z ODZYSKIEM CIEPŁA NW3
 - INSTALACJA WYRZUTOWA WENTYLACJI MECHANICZNEJ Z ODZYSKIEM CIEPŁA NW3
 - INSTALACJA WYRZUTOWA WENTYLACJI MECHANICZNEJ WC
- 60 m³/h
ZAWÓR NAWIEWNY POWIETRZA / WYDAJNOŚĆ
- 20 m³/h
ZAWÓR WYWIEWNY POWIETRZA / WYDAJNOŚĆ
- 130 m³/h
ANEMOSTAT NAWIEWNY POWIETRZA ZE SKRZYŃKĄ ROZPRĘŻNĄ / WYDAJNOŚĆ
- 180 m³/h
ANEMOSTAT WYWIEWNY POWIETRZA ZE SKRZYŃKĄ ROZPRĘŻNĄ / WYDAJNOŚĆ
- 02 EL. WACH.
KRATKA TRANSFEROWA / PODCIĘCIE DRZWI

UWAGI:

- WSZYSTKIE PRACE NALEŻY WYKONAĆ ZGODNIE Z POLSKIMI NORMAMI, "WARUNKAMI TECHNICZNYMI WYKONANIA I ODBIORU ROBÓT BUDOWLANO-MONTAŻOWYCH" OPRACOWANYMI PRZEZ INSTYTUT TECHNIKI BUDOWLANEJ ORAZ ZASADAMI WIEDZY I SZTUKI BUDOWLANEJ.
- WSZYSTKIE MATERIAŁY UŻYTE W PROJEKIE, ROZWIĄZANIA TECHNICZNE I URZĄDZENIA MUSZĄ ODPOWIEDZIEĆ NORMOM BEZPIECZEŃSTWA P.POŻ I BHP, ORAZ POSIADAĆ ODPOWIEDNIE ATYSTY I APROBATY STOSOWANE W BUDOWANICTWIE.
- UWAGI I OPSY ZAMIESZCZONE W CZĘŚCI OPISOWEJ PROJEKTU SĄ INTEGRALNĄ CZĘŚCIĄ NINIEJSZEGO OPRACOWANIA.
- ZAISTNIAŁE NIEZGODNOŚCI POMIĘDZY PROJEKTEM ARCHITEKTONICZNYM I POZOSTAŁYMI OPRACOWANIAMİ BRANŻOWYMI, ORAZ STANEM ISTNIEJĄCYM NALEŻY WYJAŚNIĆ I UZGODNIĆ Z PROJEKTANTEM
- BRAK WSKAZANIA NA RYSUNKU TECHNICZNYM ELEMENTU, KTÓREGO ZASTOSOWANIE WYNIKA ZE ZNANYCH LUB POWSZECHNIE PRZYJĘTYCH ROZWIĄZAŃ W ZAKRESIE SZTUKI BUDOWLANEJ NIE ZWALNIA WYKONAWCY Z KONIECZNOŚCI ZASTOSOWANIA TAKIEGO ELEMENTU W POROZUMIENIU Z INWESTOREM A TAKŻE PROJEKTANTEM I ZA JEGO ZGODĄ.
- PROJEKTOWANE POZIOMY I TRASY PROWADZENIA INSTALACJI NALEŻY BEZWZGLĘDNIE SPRAWDZIĆ ZE STANEM ISTNIEJĄCYM PRZED ROZPOCZĘCIEM MONTAŻU. EWENTUALNE ROZBIEŻNOŚCI ROZWIĄZAĆ NA BUDOWIE WE WŁASNYM ZAKRESIE LUB W POROZUMIENIU Z PROJEKTANTEM.
- W ZWIĄZKU Z MOŻLIWOŚCIĄ WYSTĘPOWANIA UTRUDNIEŃ PROWADZONYCH KANAŁÓW ZALECA SIĘ WYKONANIE KANAŁÓW PO WCZEŚNIEJSZYM DOMIARZE NA BUDOWIE.
- KANAŁY WENTYLACYJNE WYKONAĆ Z BLACHY STALOWEJ OCYNKOWANEJ
- KANAŁY WENTYLACYJNE NAWIEWNE I WYWIEWNE WEWNĘTRZNE W IZOLACJI Z WEŁNY MINERALNEJ NA PŁASZCZU Z FOLII ALUMINIOWEJ GRUBOŚCI 40mm.
- PRZEJŚCIA KANAŁÓW WENTYLACYJNYCH PRZEZ PRZEGRODY BUDOWLANE Z ZASTOSOWANIEM ODPOWIEDNICH ZABEZPIECZEŃ.
- MONTAŻ URZĄDZEŃ WENTYLACYJNYCH, ORAZ INNYCH ELEMENTÓW INSTALACJI WYKONAĆ WG WYTYCZNYCH PRODUCENTÓW.
- WSZYSTKIE PRACE MONTAŻOWE WYKONAĆ W PEŁNEJ KOORDYNACJI MIĘDZYBRANŻOWEJ ORAZ INNYCH ELEMENTÓW INSTALACJI.
- WSZYSTKIE ELEMENTY NIE UJĘTE W NINIEJSZYM OPRACOWANIU A ZDANIEM WYKONAWCY NIEZBĘDNE DO PRAWIDŁOWEGO DZIAŁANIA INSTALACJI NIE ZWALNIAJĄ WYKONAWCY Z ICH DOSTARCZENIA I ZAMONTOWANIA W POROZUMIENIU Z INWESTOREM I PROJEKTANTEM.

"dM Studio" Pracownia Architektoniczna

Element proj.:	PROJEKT TECHNICZNY		specjalność: SANITARNĄ	data: 1. 2022 r.	skala: 1:100
RYSUNEK:	RZUT PODDASZA NIEUŻYTKOWEGO - WENTYLACJA Z KLIMATYZACJĄ				
Obiekt:	Budynek "ORANŻERIA"				
Lokalizacja budowy:	Jana Pawła II 4, 21-300 Radzyń Podlaski dz. nr. geod. 1660/7, 1660/8				
Projektant:	mgr inż Anna Maruszak Uprawnienia w specjalności instalacyjnej		upr. nr. LUB/0389/PBS/17	podpis:	
Sprawdzający:	mgr inż Mirosława Kobylińska Uprawnienia w specjalności instalacyjnej		upr. nr. 278/Lb/99		