


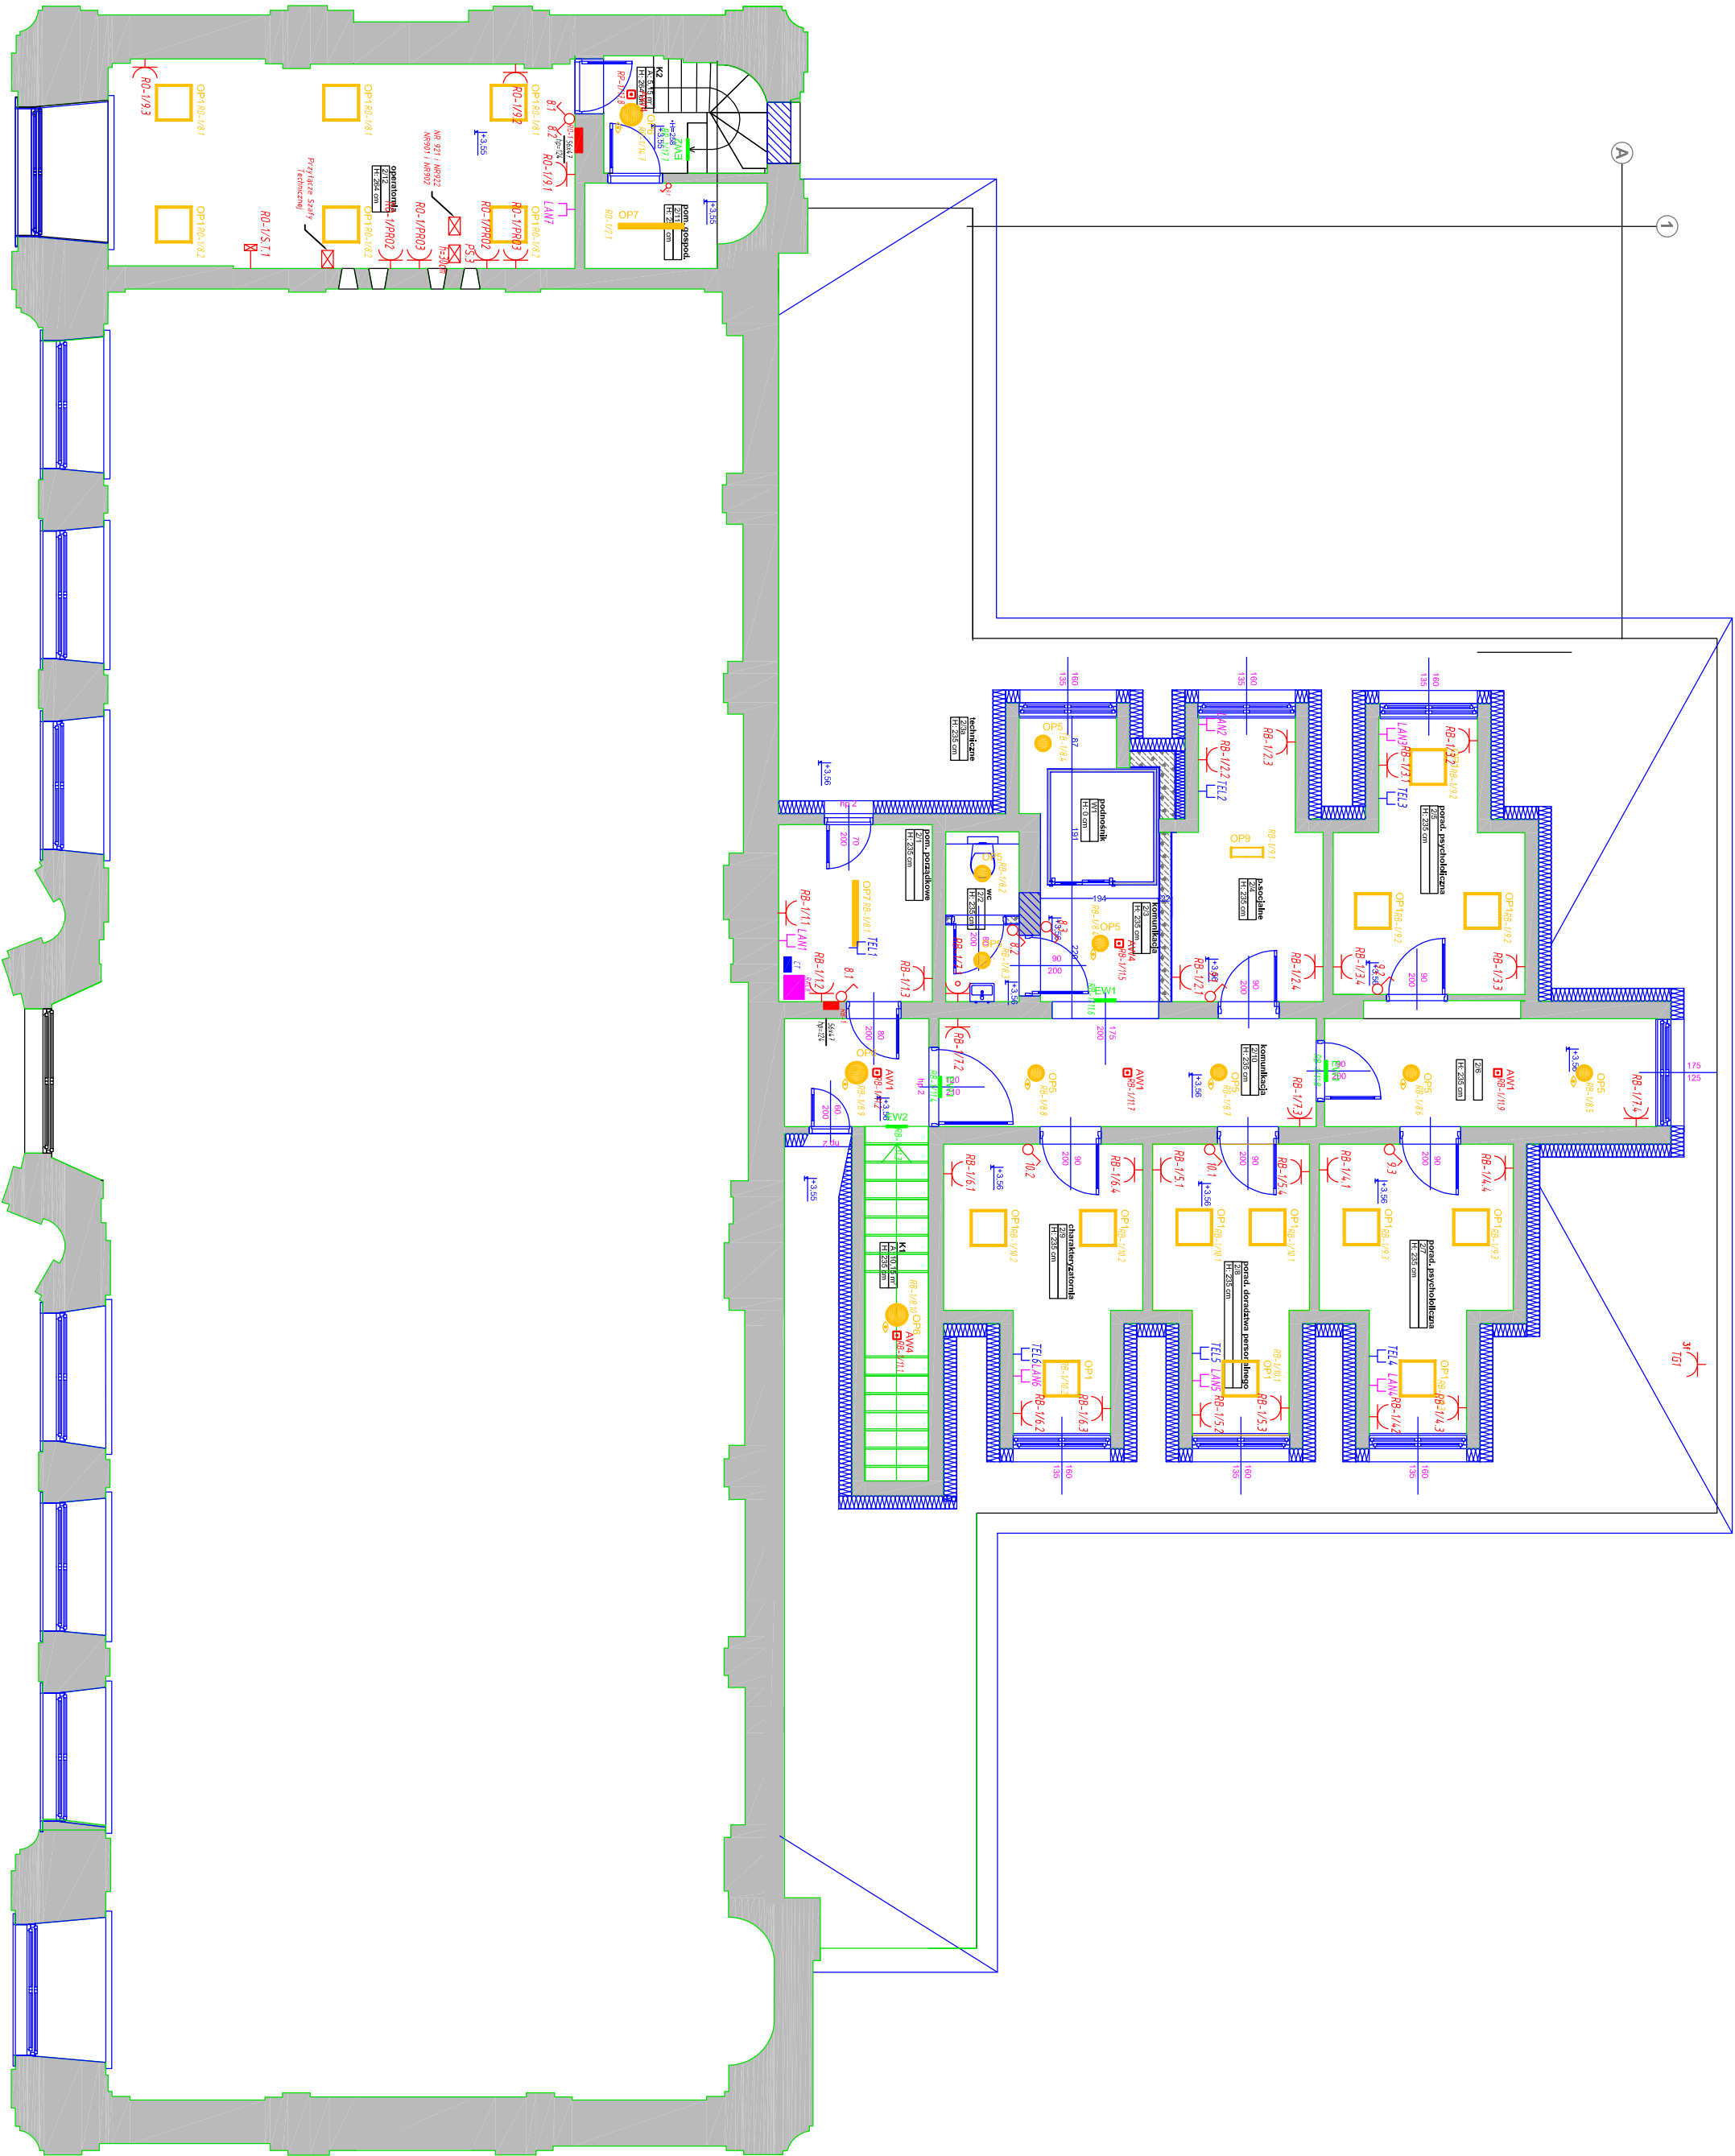

SAMOCZYNNIE WYŁĄCZENIE	0,4kV TN-C-S
II KLASA IZOLACJI	

Należy stosować oprawy LED zgodnie z normą PN-EN 62471:2010 Bezpieczeństwo fotobiologiczne lamp i systemów lampowych. Wykonanie badań należy powierzyć raportem z badań wykonanym w laboratorium na terenie Unii Europejskiej.	
	Oprawa oświetleniowa nastropowa 35W 4100lm dmp IP20
	Oprawa oświetleniowa kłębowa na suzie 35W 4100lm dmp IP20
	Oprawa oświetleniowa zwieszana 35W 4100lm dmp IP20
	Oprawa oświetleniowa zwieszana 44W 5200lm opal IP85
	Oprawa oświetleniowa nastropowa 24W 2250lm opal IP54
	Oprawa oświetleniowa nastropowa 28W 2300lm opal IP54
	Oprawa oświetleniowa nastropowa 25W 4010lm opal IP68
	Oprawa oświetleniowa wpuszczana 23W 2500lm opal IP44
	Oprawa oświetleniowa nastropowa 28W 4300lm nI IP44
	Oprawa oświetleniowa nastropowa 38W 4500lm dmp IP20
	Oprawa oświetleniowa panel LIGHT 840mm, 69W, 10800lm, 3000K, mocowanie sufitowe
	Oprawa oświetleniowa panel LIGHT 840mm, 69W, 10800lm, 3000K, mocowanie sufitowe
	Oprawa oświetleniowa panel LIGHT 590mm, 40W, 5700lm, 3000K, mocowanie sufitowe sterowana czujką ruchu
	Oprawa oświetleniowa NAB8 zewnętrzna stylowa LED
	Oprawa oświetleniowa ewakuacyjnego nastropowa 1x1W CR IP65
	Oprawa oświetleniowa ewakuacyjnego nastropowa 1x1W VMD IP65
	Oprawa oświetleniowa ewakuacyjnego nastropowa 1x3W VMD IP65
	Oprawa oświetleniowa ewakuacyjnego nastropowa 1x3W VMD IP65
	Oprawa oświetleniowa kierunkowego natynkowa 1,2W IP40
	Oprawa oświetleniowa kierunkowego nastropowa 1,2W IP40
	Oprawa oświetleniowa ewakuacyjnego natynkowa 1x2W ASYM IP65 do rlsk, temp
	Łącznik instalacyjny jednobiegunowy
	Łącznik instalacyjny dwubiegunowy
	Gniazdo RJ45
	Gniazdo RJ11
	Rozdzielnia elektryczna podtynkowa
	Gniazdo 400V/23A
	Gniazdo 230V/16A
	Gniazdo 230V/16A IP44
	Zestaw gniazd zewnętrznych 400V/16A, 400V/32A, 2x230V/16A w obudowie podtynkowej IP 65

RZUT PIĘTRA I

"dm Studio" Pracownia Architektoniczna

Element proj.: PROJEKT TECHNICZNY	Instalacja elektryczna	Skala: 1:100
RYSUJEK: INSTALACJE ELEKTRYCZNE		
Objekt: Budynek "ORANŻERIA"		E.5
Lokalizacja: Jana Pawła II 4, 21-300 Radzyń Podlaski		
Budowy: dz. nr. geod. 1660/7, 1660/8		
Projektant: mgr inż. Ciek Wójcik		
Opis: Uprawnienia budowlane do projektowania w specjalności elektrycznej (elektryczny)		
Sprawdzający: mgr inż. Białek Kamil		
Opis: Uprawnienia budowlane do projektowania w specjalności elektrycznej (elektryczny)		
LUB/0281/PWOE/13		