



E-04 EL. ZACH.

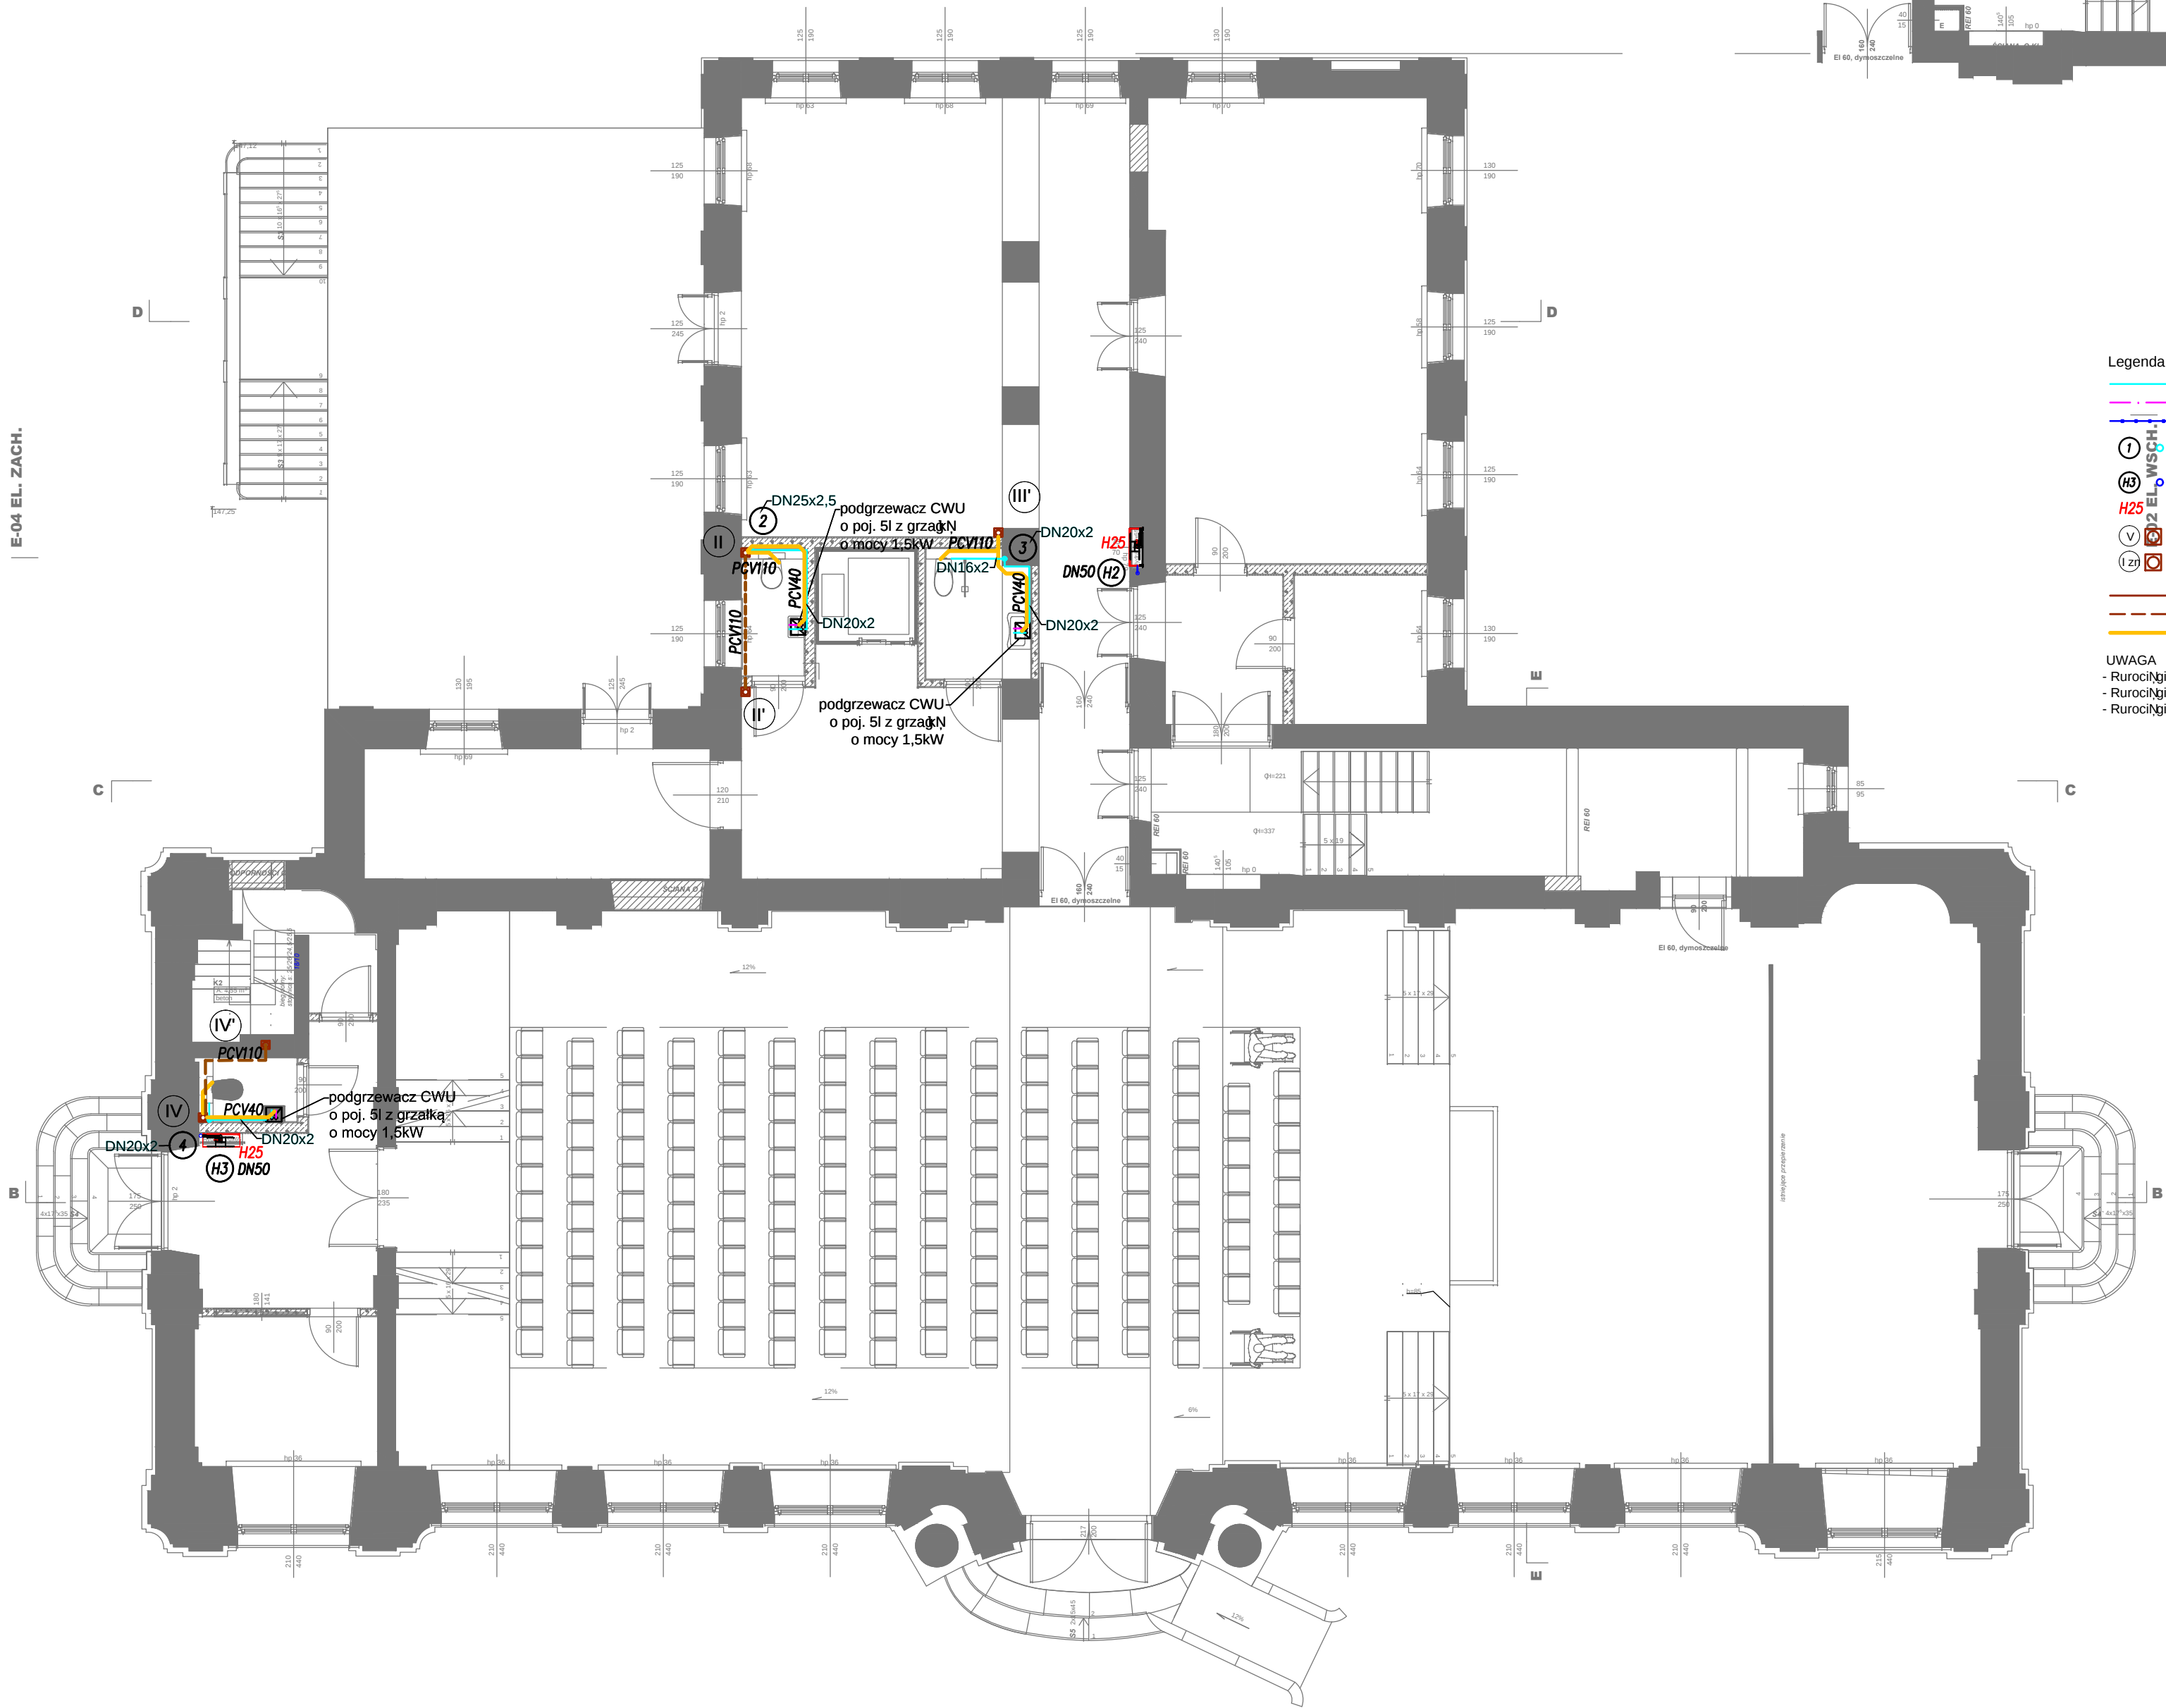

E-01 EL. PN.

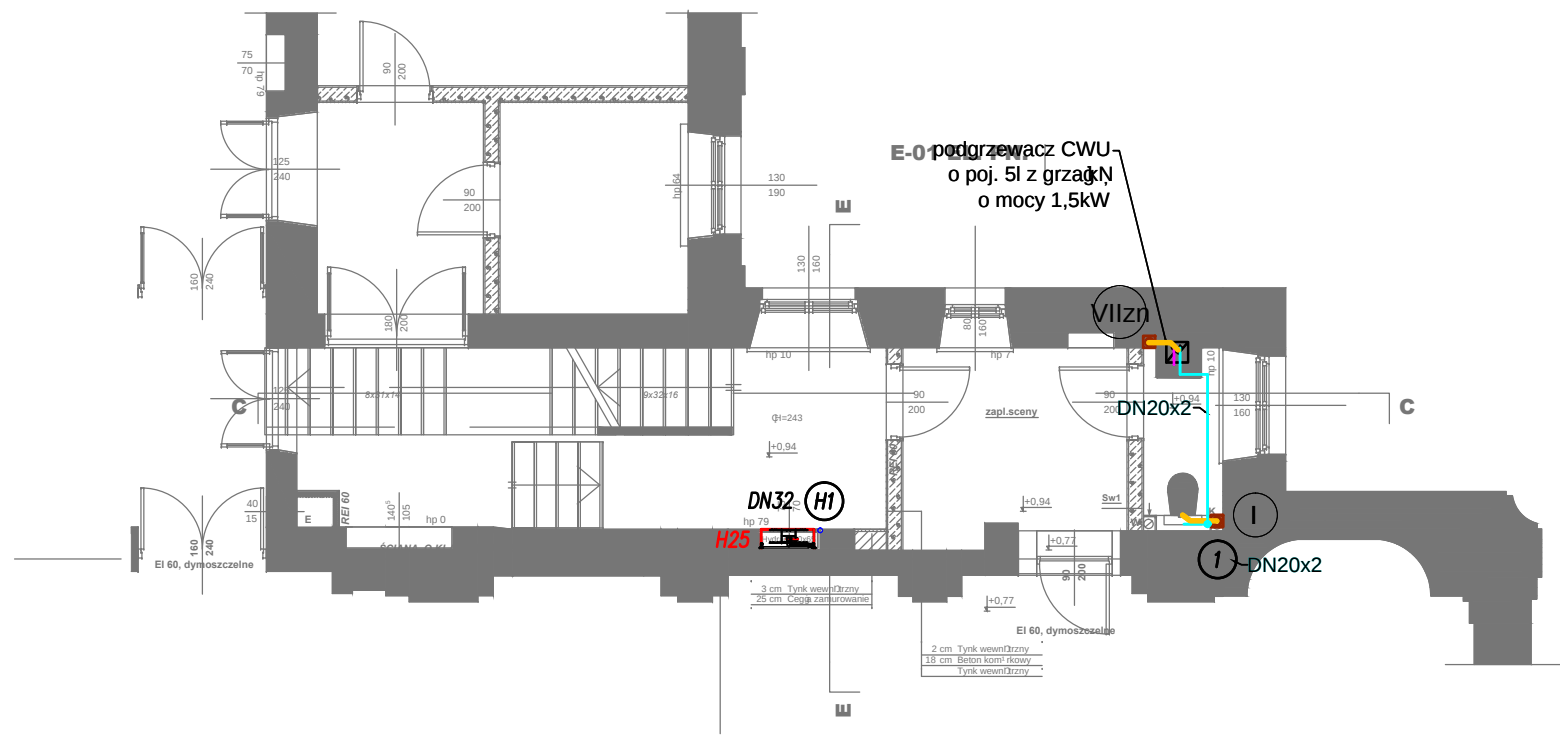

- Legenda
- inst. wody zimnej
 - inst. wody ciepłej
 - inst. wody hydrantowej
 - 1 pion wody zimnej
 - H25 pion wody hydrantowej
 - hydrant H25 z wężem o dł 30m
 - V pion kanalizacyjny zakończony wywiewką
 - (Z) pion kanalizacyjny zakończony zaworem napowietrzającym
 - kanalizacja sanitarna
 - kanalizacja sanitarna pod stropem
 - podłączenie urządzeń kanalizacji sanitarnej

UWAGA

- Rurociągi instalacji hydrantowej wykonać z rur stalowych ocynkowanych
- Rurociągi wody zimnej wykonać z rur wielowarstwowych z polietylenu z wkładkami aluminiowymi
- Rurociągi w obrębie węża wodomierzowego wykonać z rur stalowych ocynkowanych

"dM Studio" Pracownia Architektoniczna

Element proj.:	PROJEKT TECHNICZNY		specjalność: SANITARNA	data: I. 2022 r.	skala: 1:100
RYSUNEK:	RZUT PARTERU I PÓŁPIĘTRA - INSTALACJA WOD-KAN				nr rys.:
Obiekt:	Budynek "ORANŻERII"				S.10
Lokalizacja budowy:	Jana Pawła II 4, 21-300 Radzyń Podlaski dz. nr. geod. 1660/7, 1660/8				
Projektant:	inż Elżbieta Ostrowska				
	Uprawnienia w specjalności instalacyjno inżynierijnej				podpis:
	UGR.nr. 778/BP/94				
Sprawdzający:	mgr inż Mirosława Kobylińska				
	Uprawnienia w specjalności instalacyjnej				
	UGR.nr. 278/Lb/99				