


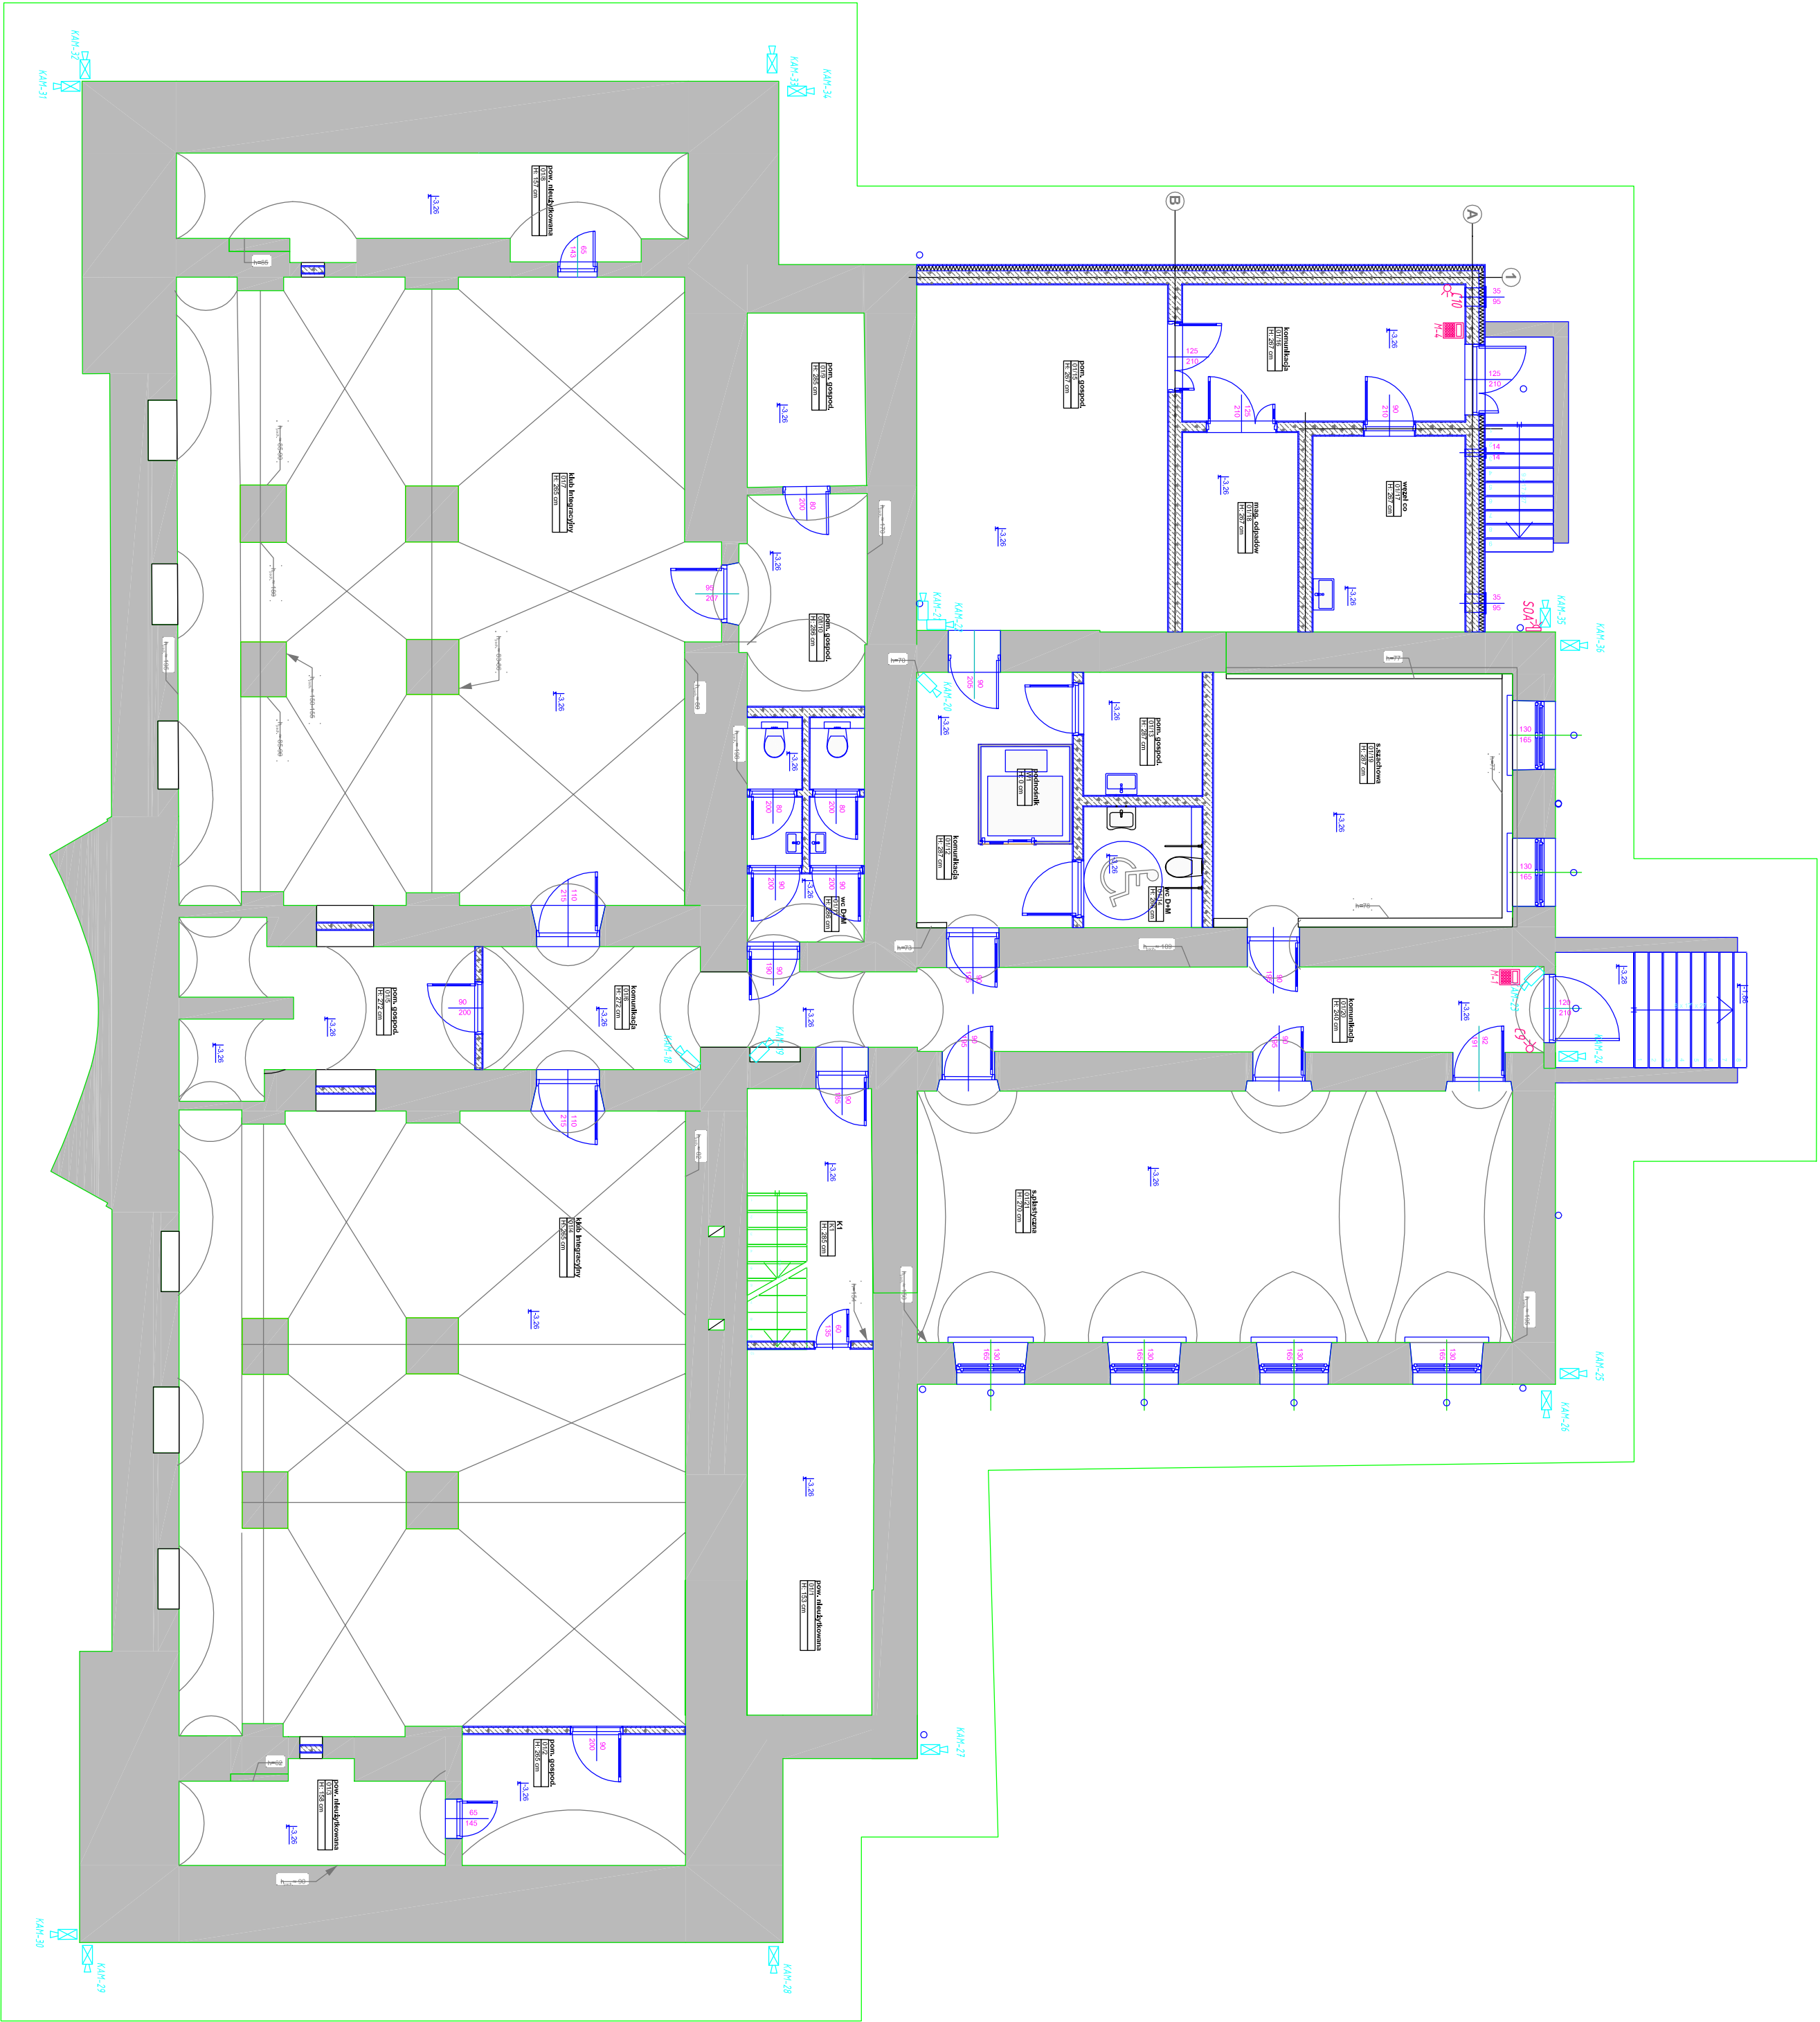

LEGENDA:	
Kamera IP 8Mpx, IR 30m	KAM-23
Manipulator LCD	M-1
Czujka ruchu SLIM-PIR	LG
Ostrzegacz akustyczno-optyczny	SOA
Centrala alarmowa w obudowie sabotażowej 286x286x100	CA

RZUT PIWNIC

"dm Studio" Pracownia Architektoniczna

Element proj.:	PROJEKT TECHNICZNY	Instalacja alarmowa i monitoring CCTV	Skala: 1:100
RYSYNEK:	INSTALACJA ALARMOWA I MONITORING CCTV		
Objekt:	Budynek "ORANŻERII"		E.7
Lokalizacja:	Jana Pawła II 4, 21-300 Radzyń Podlaski		
Budowy:	dz. nr. geod. 1660/7, 1660/8		
Projektant:	mgr inż. Ciepłowski Urządzenia budowlane do projektowania i wdrażania w systemach elektrycznych i elektroenergetycznych		
Sprawdzający:	mgr inż. Białek Kamil		
Uwagi:	Uwaga: Wszelkie zmiany w projekcie należy zgłaszać do projektanta.		
Wersja:	LUB0077/PBE/15		
Wersja:	LUB0028/1/PWCE/13		
Wersja:			