


E-01 EL. PN.

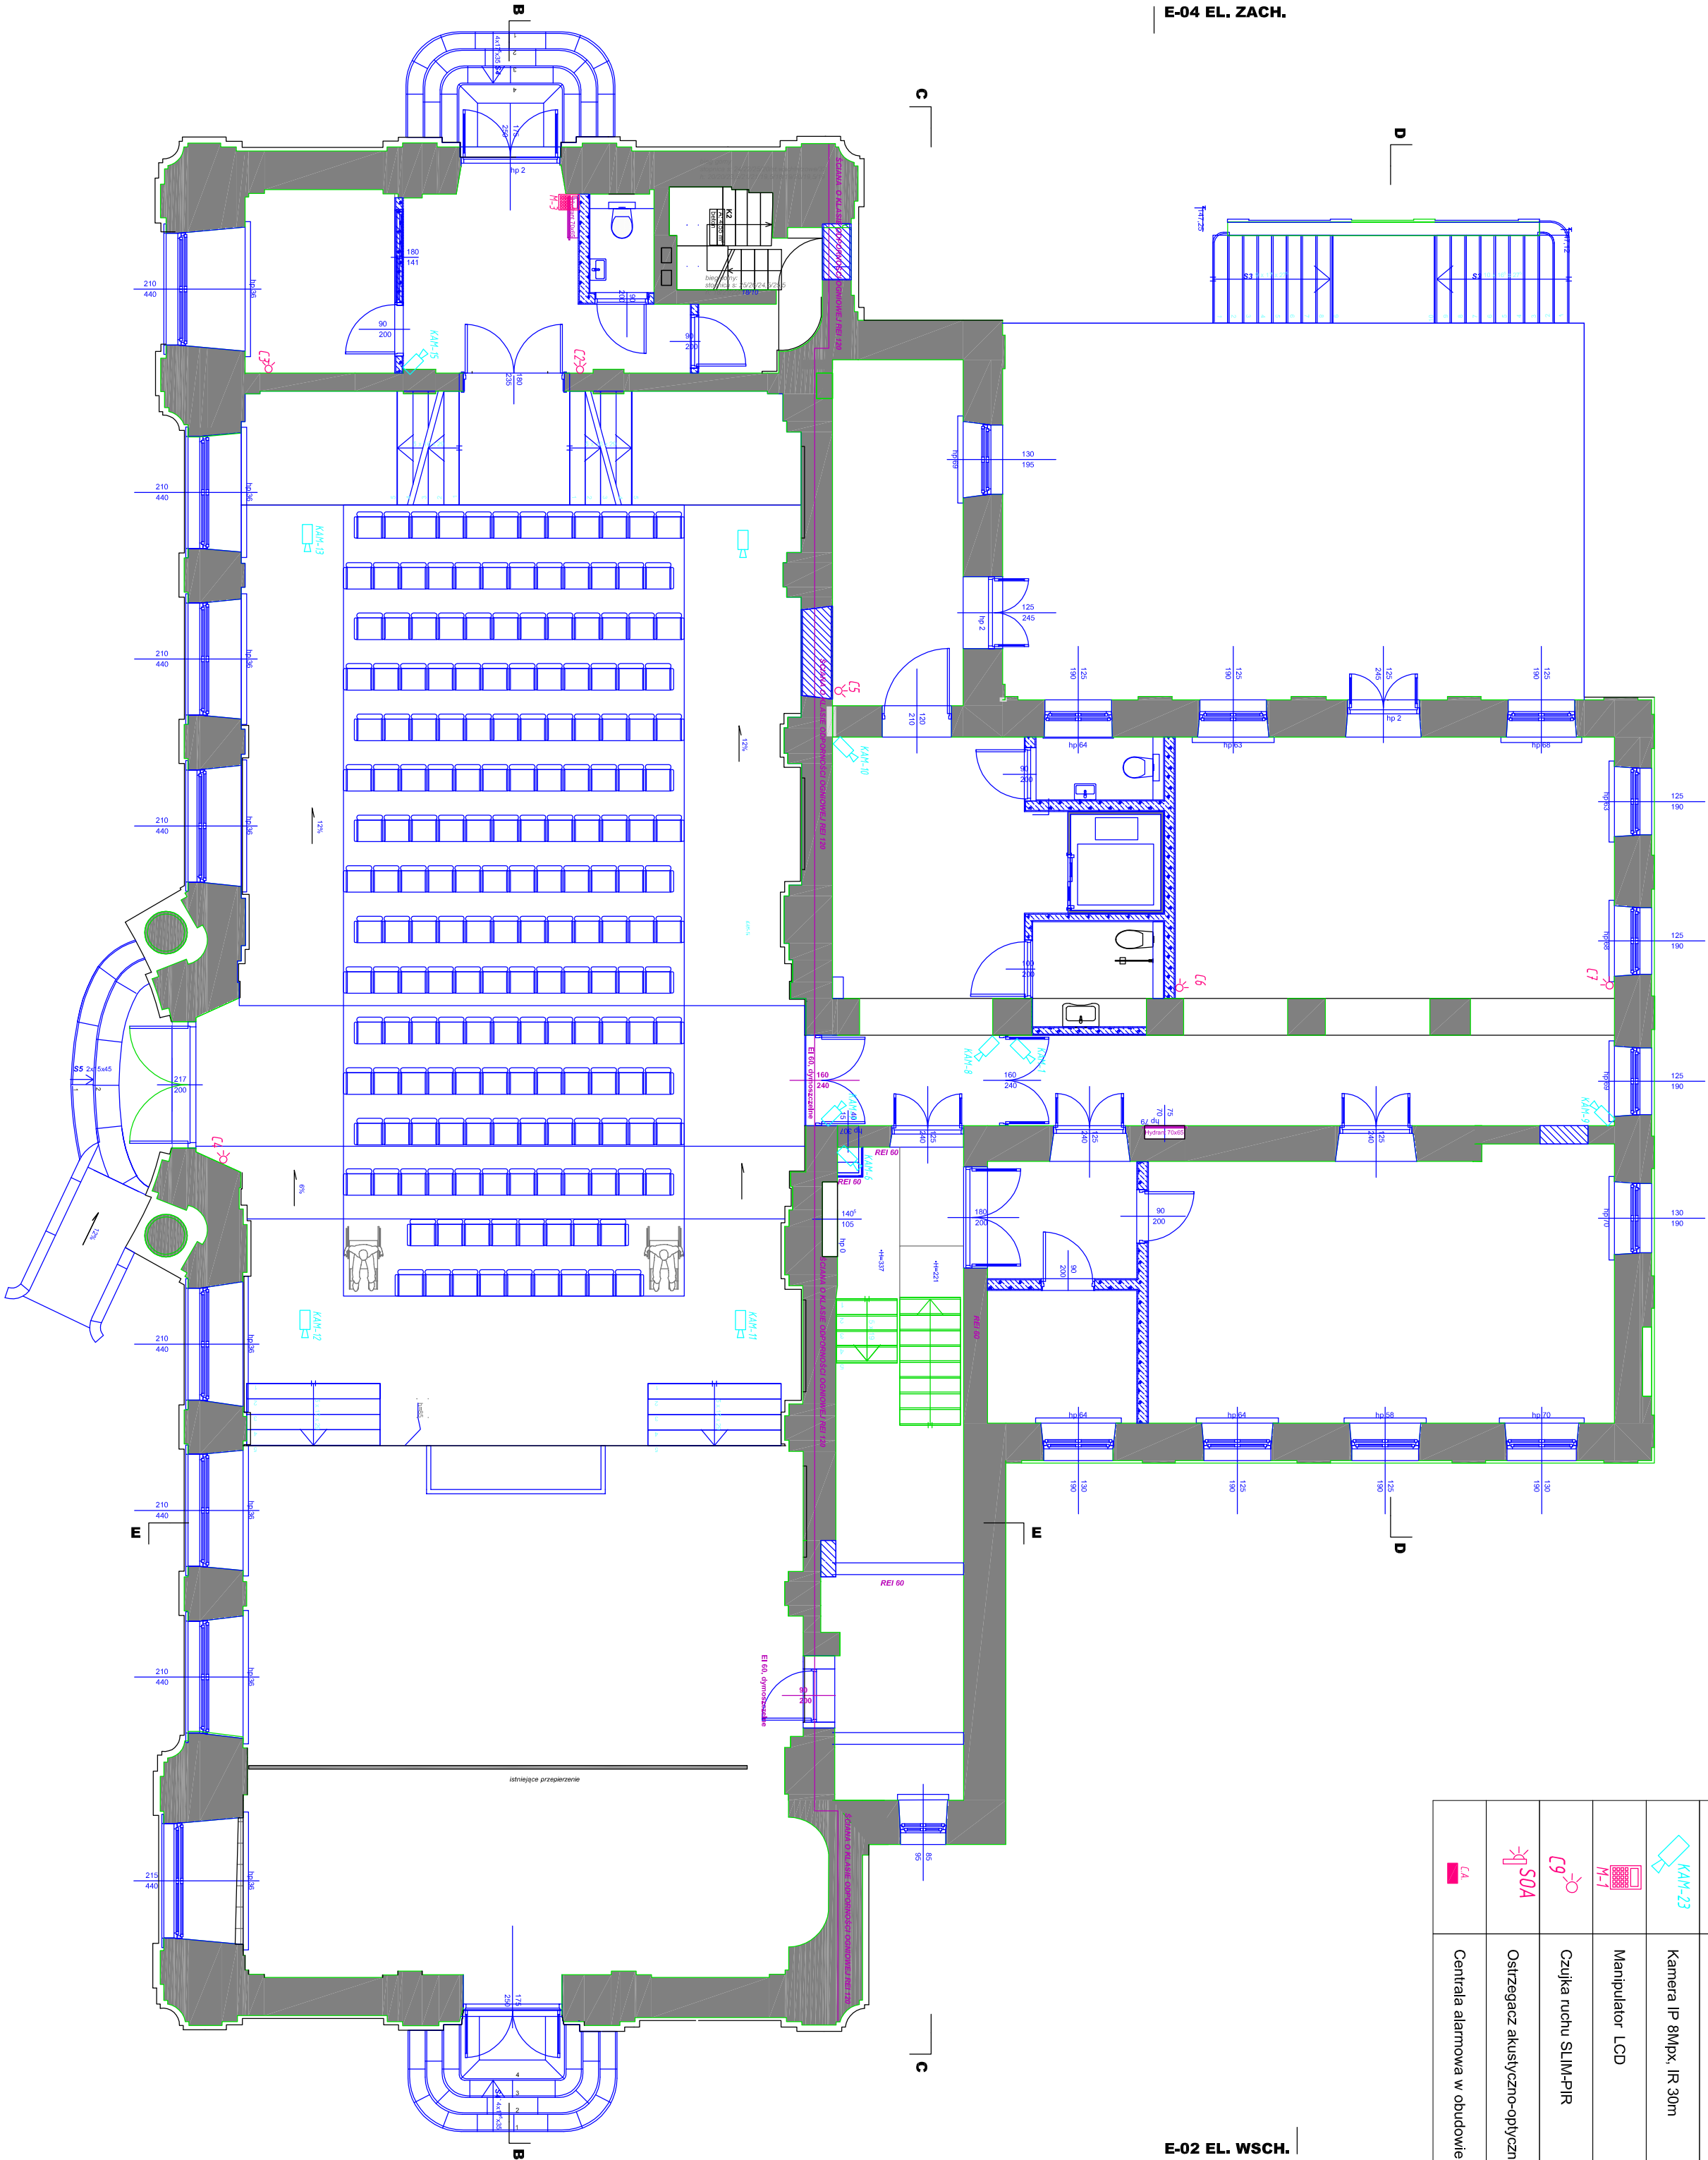

LEGENDA:
Kamera IP 8Mpx, IR 30m
Manipulator LCD
Czujka ruchu SLIM-PIR
Ostrzegacz akustyczno-optyczny
Centrala alarmowa w obudowie sabotażowej 268x268x100

RZUT PARTERU

"dm Studio" Pracownia Architektoniczna

SAMOCZYNNY WYŁĄCZENIE
ZASILANIA
II KLASA IZOLACJI

0,4kV TN-C-S

Elementy projektu:	PROJEKT TECHNICZNY	Instalacja elektryczna	Skala: 1:100
RYSUNEK:	INSTALACJA ALARMOWA I MONITORING CCTV		
Obiekt:	Budynek "ORANŻERIA"		
Lokalizacja:	Jana Pawła II 4, 21-300 Radzyń Podlaski		
Budowa:	dz. nr. geod. 1660/7, 1660/8		
Projektant:	mgr inż. Ciepłowski		
Wykonawca:	Urządzenie elektryczne do projektowania w specjalności elektrycznej (elektronika)		
Weryfikacja:	mgr inż. Białek		
Weryfikacja:	Urządzenie elektryczne do projektowania w specjalności elektrycznej (elektronika)		
Weryfikacja:	LUB/0281/PWCE/13		
Weryfikacja:			